

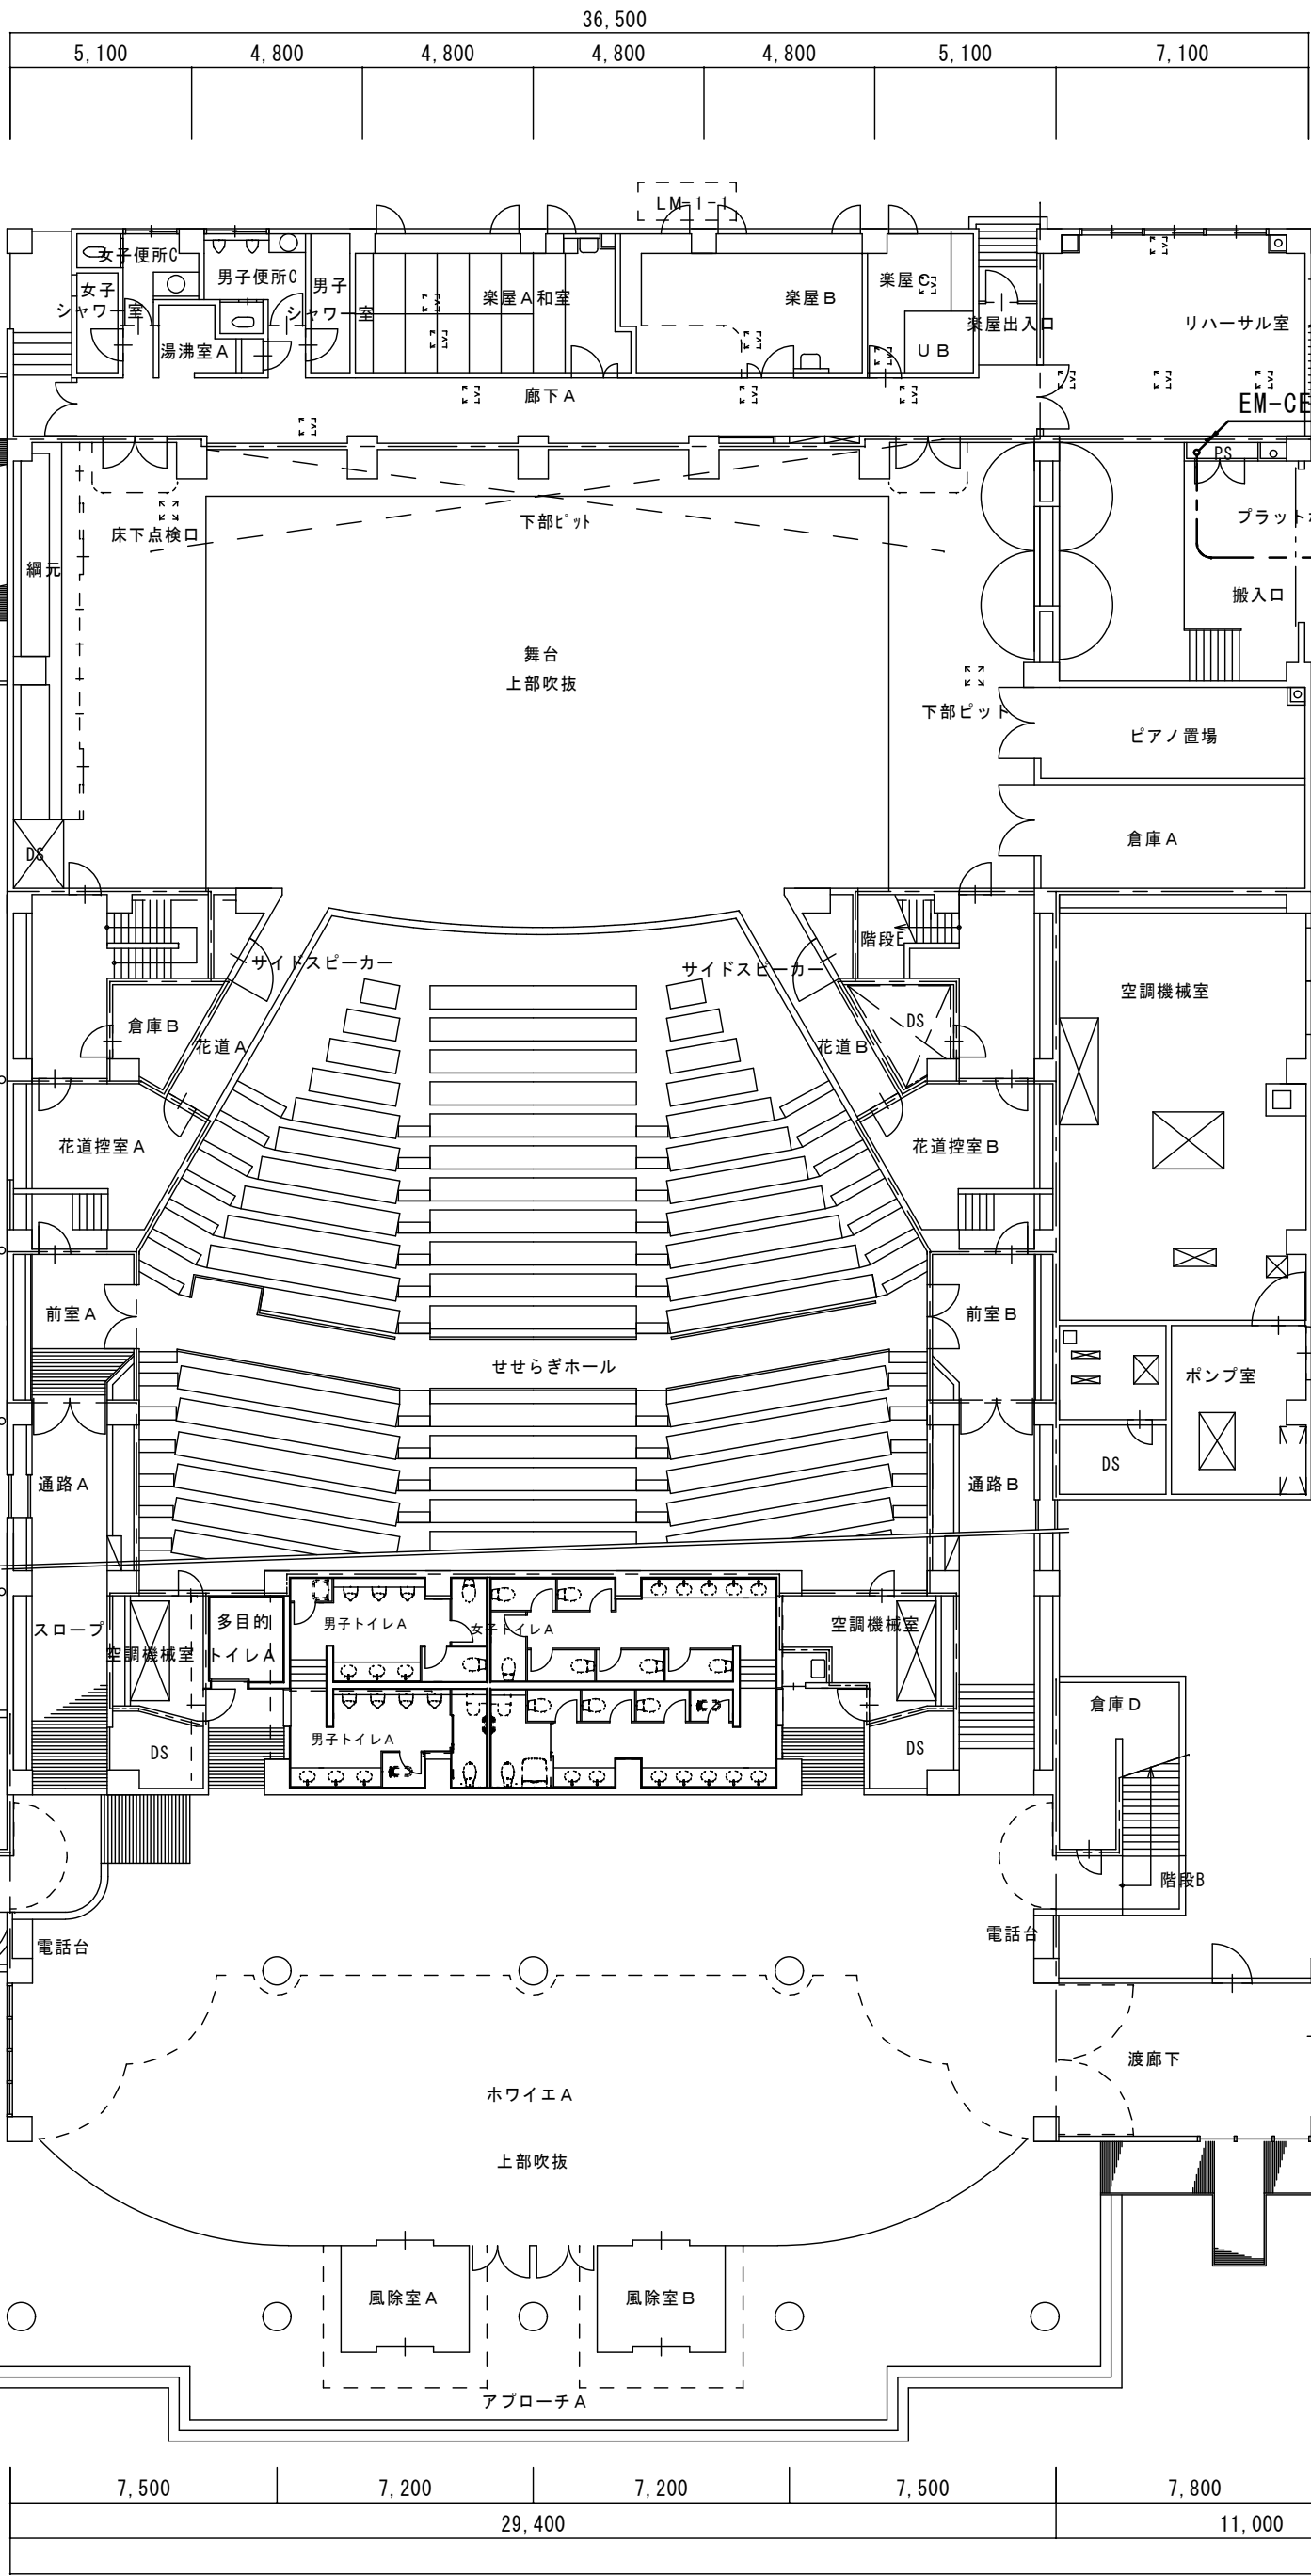


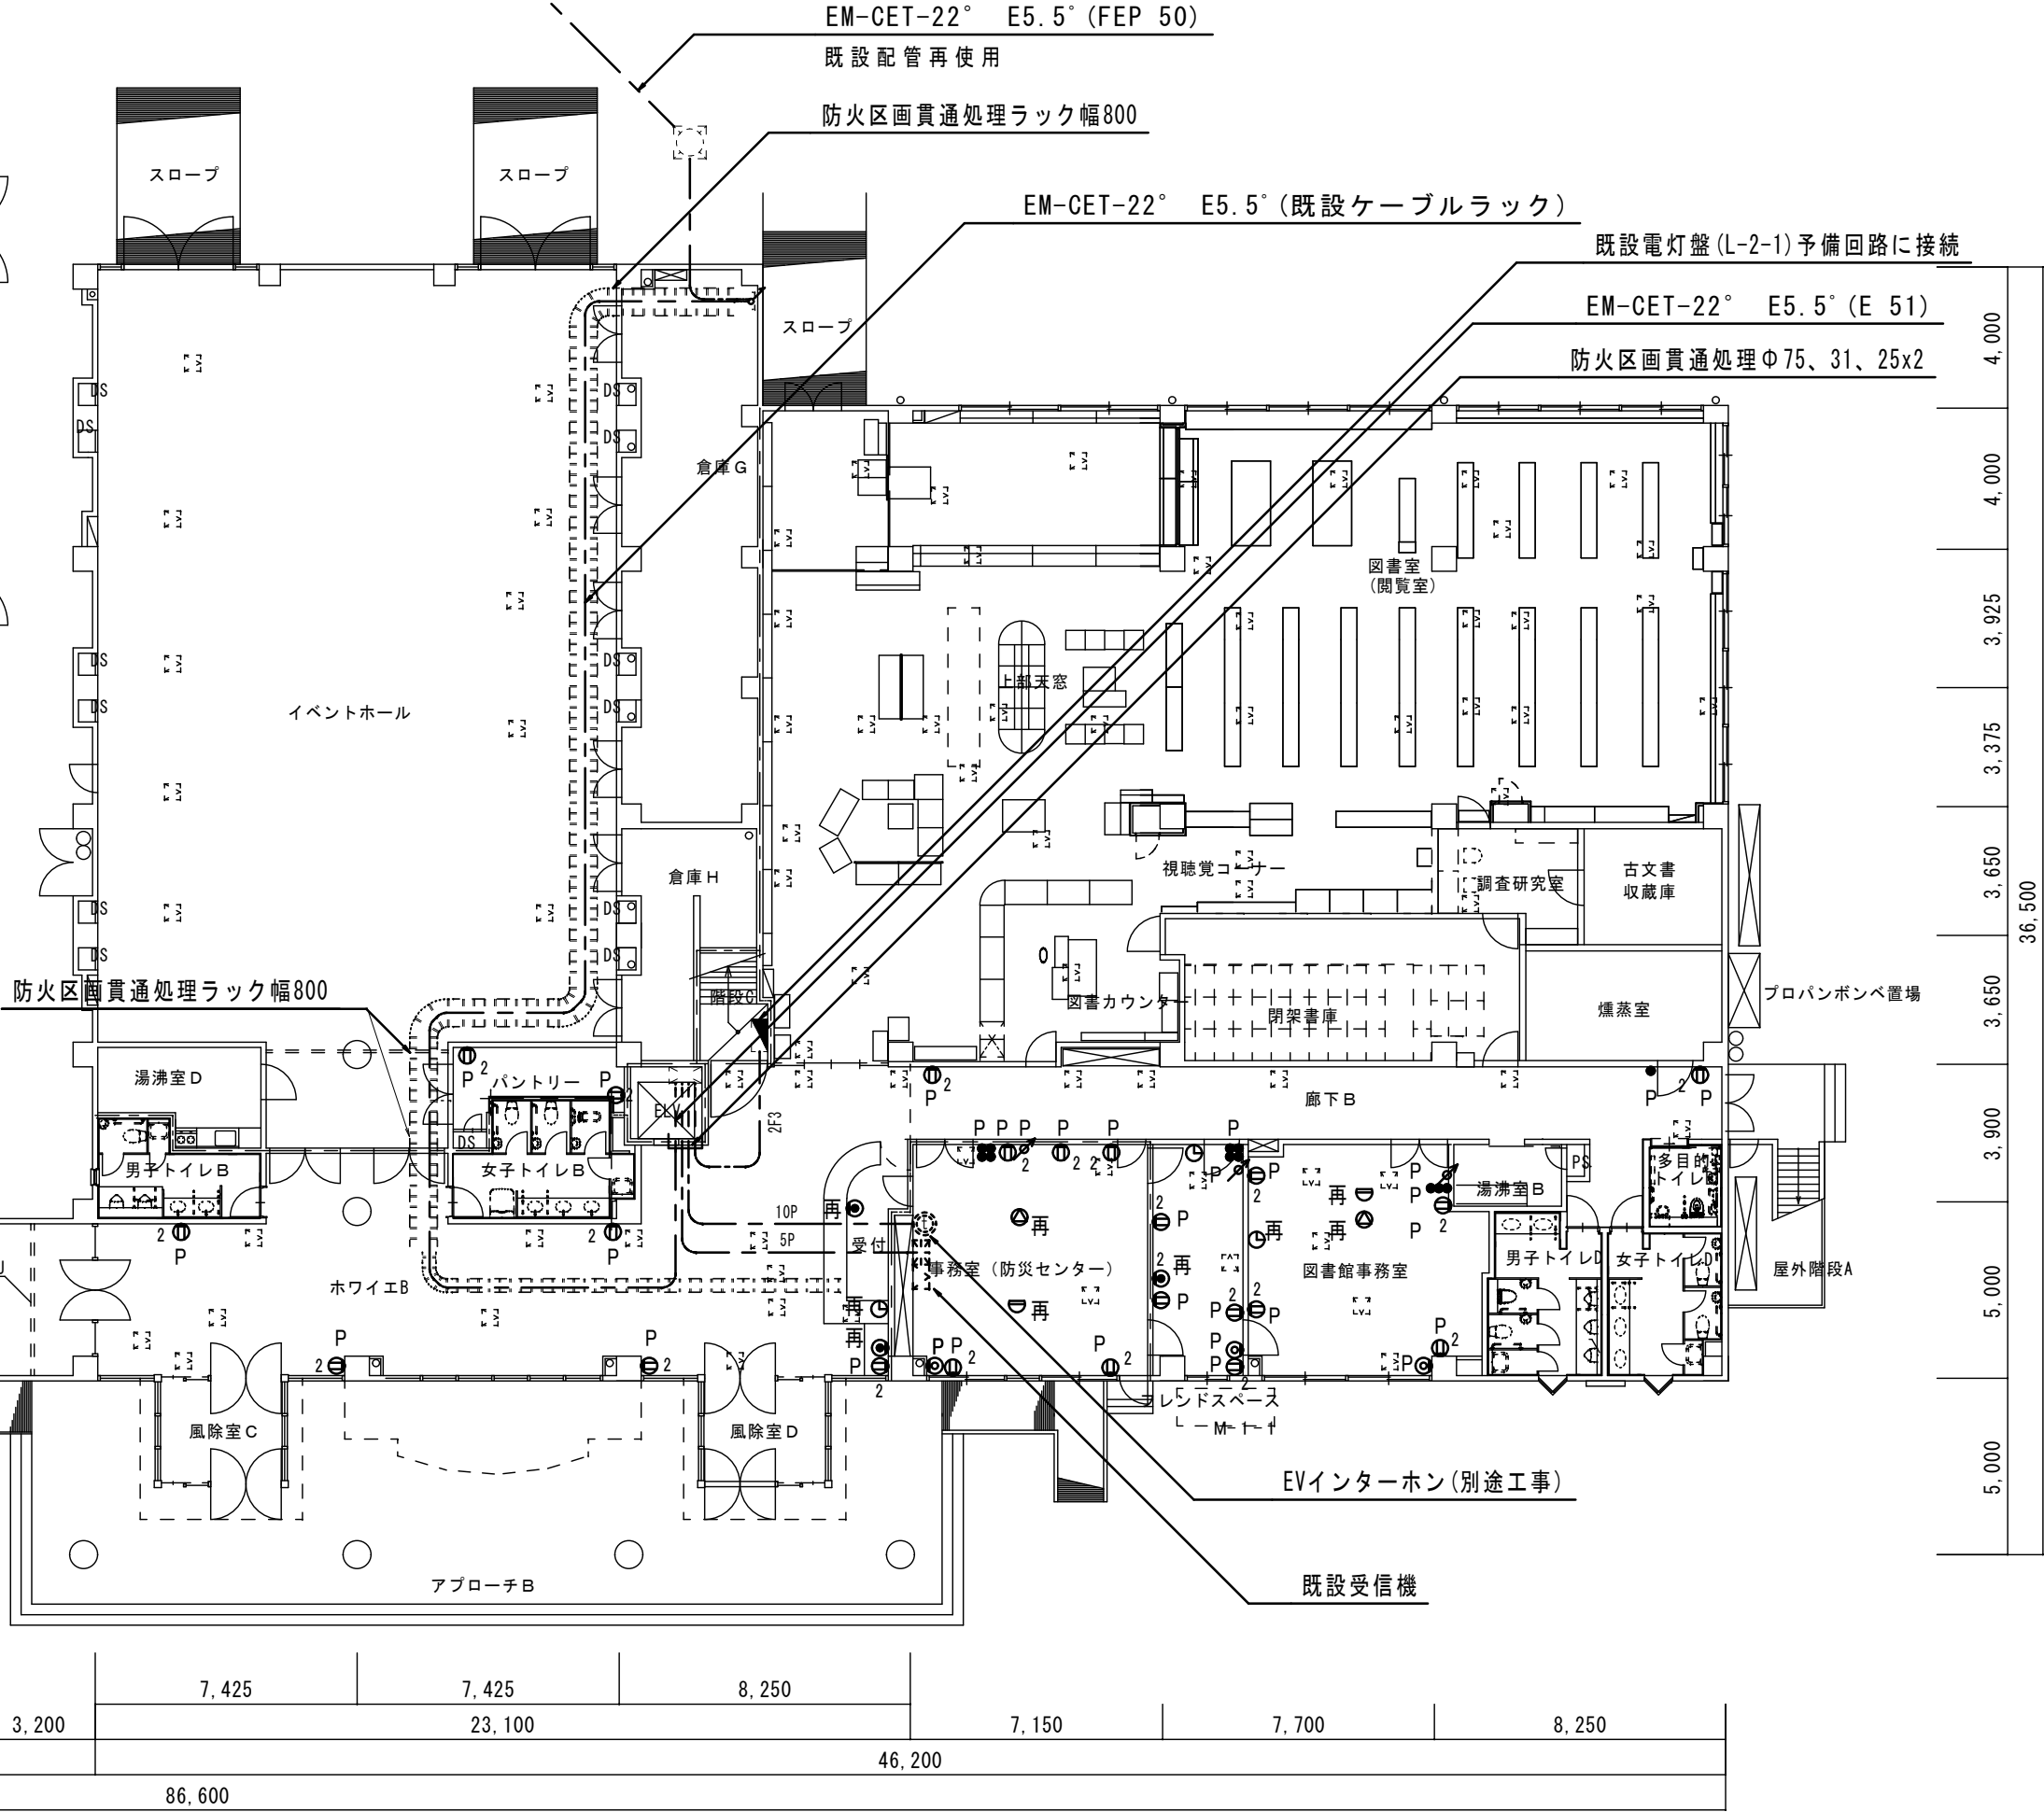

———	新設部
- - - - -	存置部
“再”を付記した器具は、取外し再取付のこと。(再使用)	
“P”を付記した器具は、樹脂プレートから新金プレートに更新すること。	
保護管	
本図で配管、配線サイズ記入なきは、下記による。	インヘイ部 露出部
2F3	EEF2. 0-3C (PF22) (E25)
10P	EM-CPEE0. 9-10P (PF28) (E31)
5P	EM-HP1. 2-5P (PF22) (E25)
「配管配線凡例」	
———	壁隠蔽配管配線
———	床隠蔽配管配線
———	天井内コロガシ配線
- - - - -	露出配管配線
———	地中配管配線

記 号	名称・適用	備 考
●	タンブラスイッチ 1P15Ax1 (埋込適用大角形)	新金P付
Ⓢ	室内通路誘導灯 B級 壁付 片面	
Ⓜ ₂	埋込コンセント 2P15Ax2	新金P付
Ⓢ	壁付電話用アウトレット 電話機共	新金P
Ⓢ	アッテネーター	V-3S
Ⓢ	天井埋込形スピーカー 3W	
Ⓢ	直列ユニット 壁付	
Ⓢ	直列ユニット 天井付	
Ⓢ	子時計 壁付	
Ⓢ	差動式スポット型感知器 2種 露出	
Ⓢ	定温式スポット型感知器 1種 露出 防水	

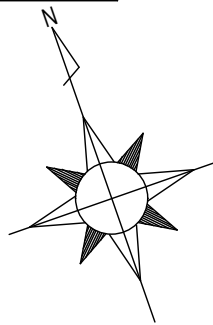

1 階平面図 1/200



有限会社 元廣建築設計事務所
一級建築士事務所広島県登録 23(1) 第 0951 号

一級建築士登録 第 223245 号
元 廣 匡 伸

工事名： 令和 7 年度 生涯学習施設管理運営事業
黒瀬生涯学習センター長寿命化改修工事 (電気) その 2


図面名： 改修後 建築工事に伴う電気設備工事 1 階平面図


縮尺： 1/200
A2版：100%
A3版：70%

査図： 部長： 課長： 主任： 担当：

日付： R 7 年

図番： E - 66

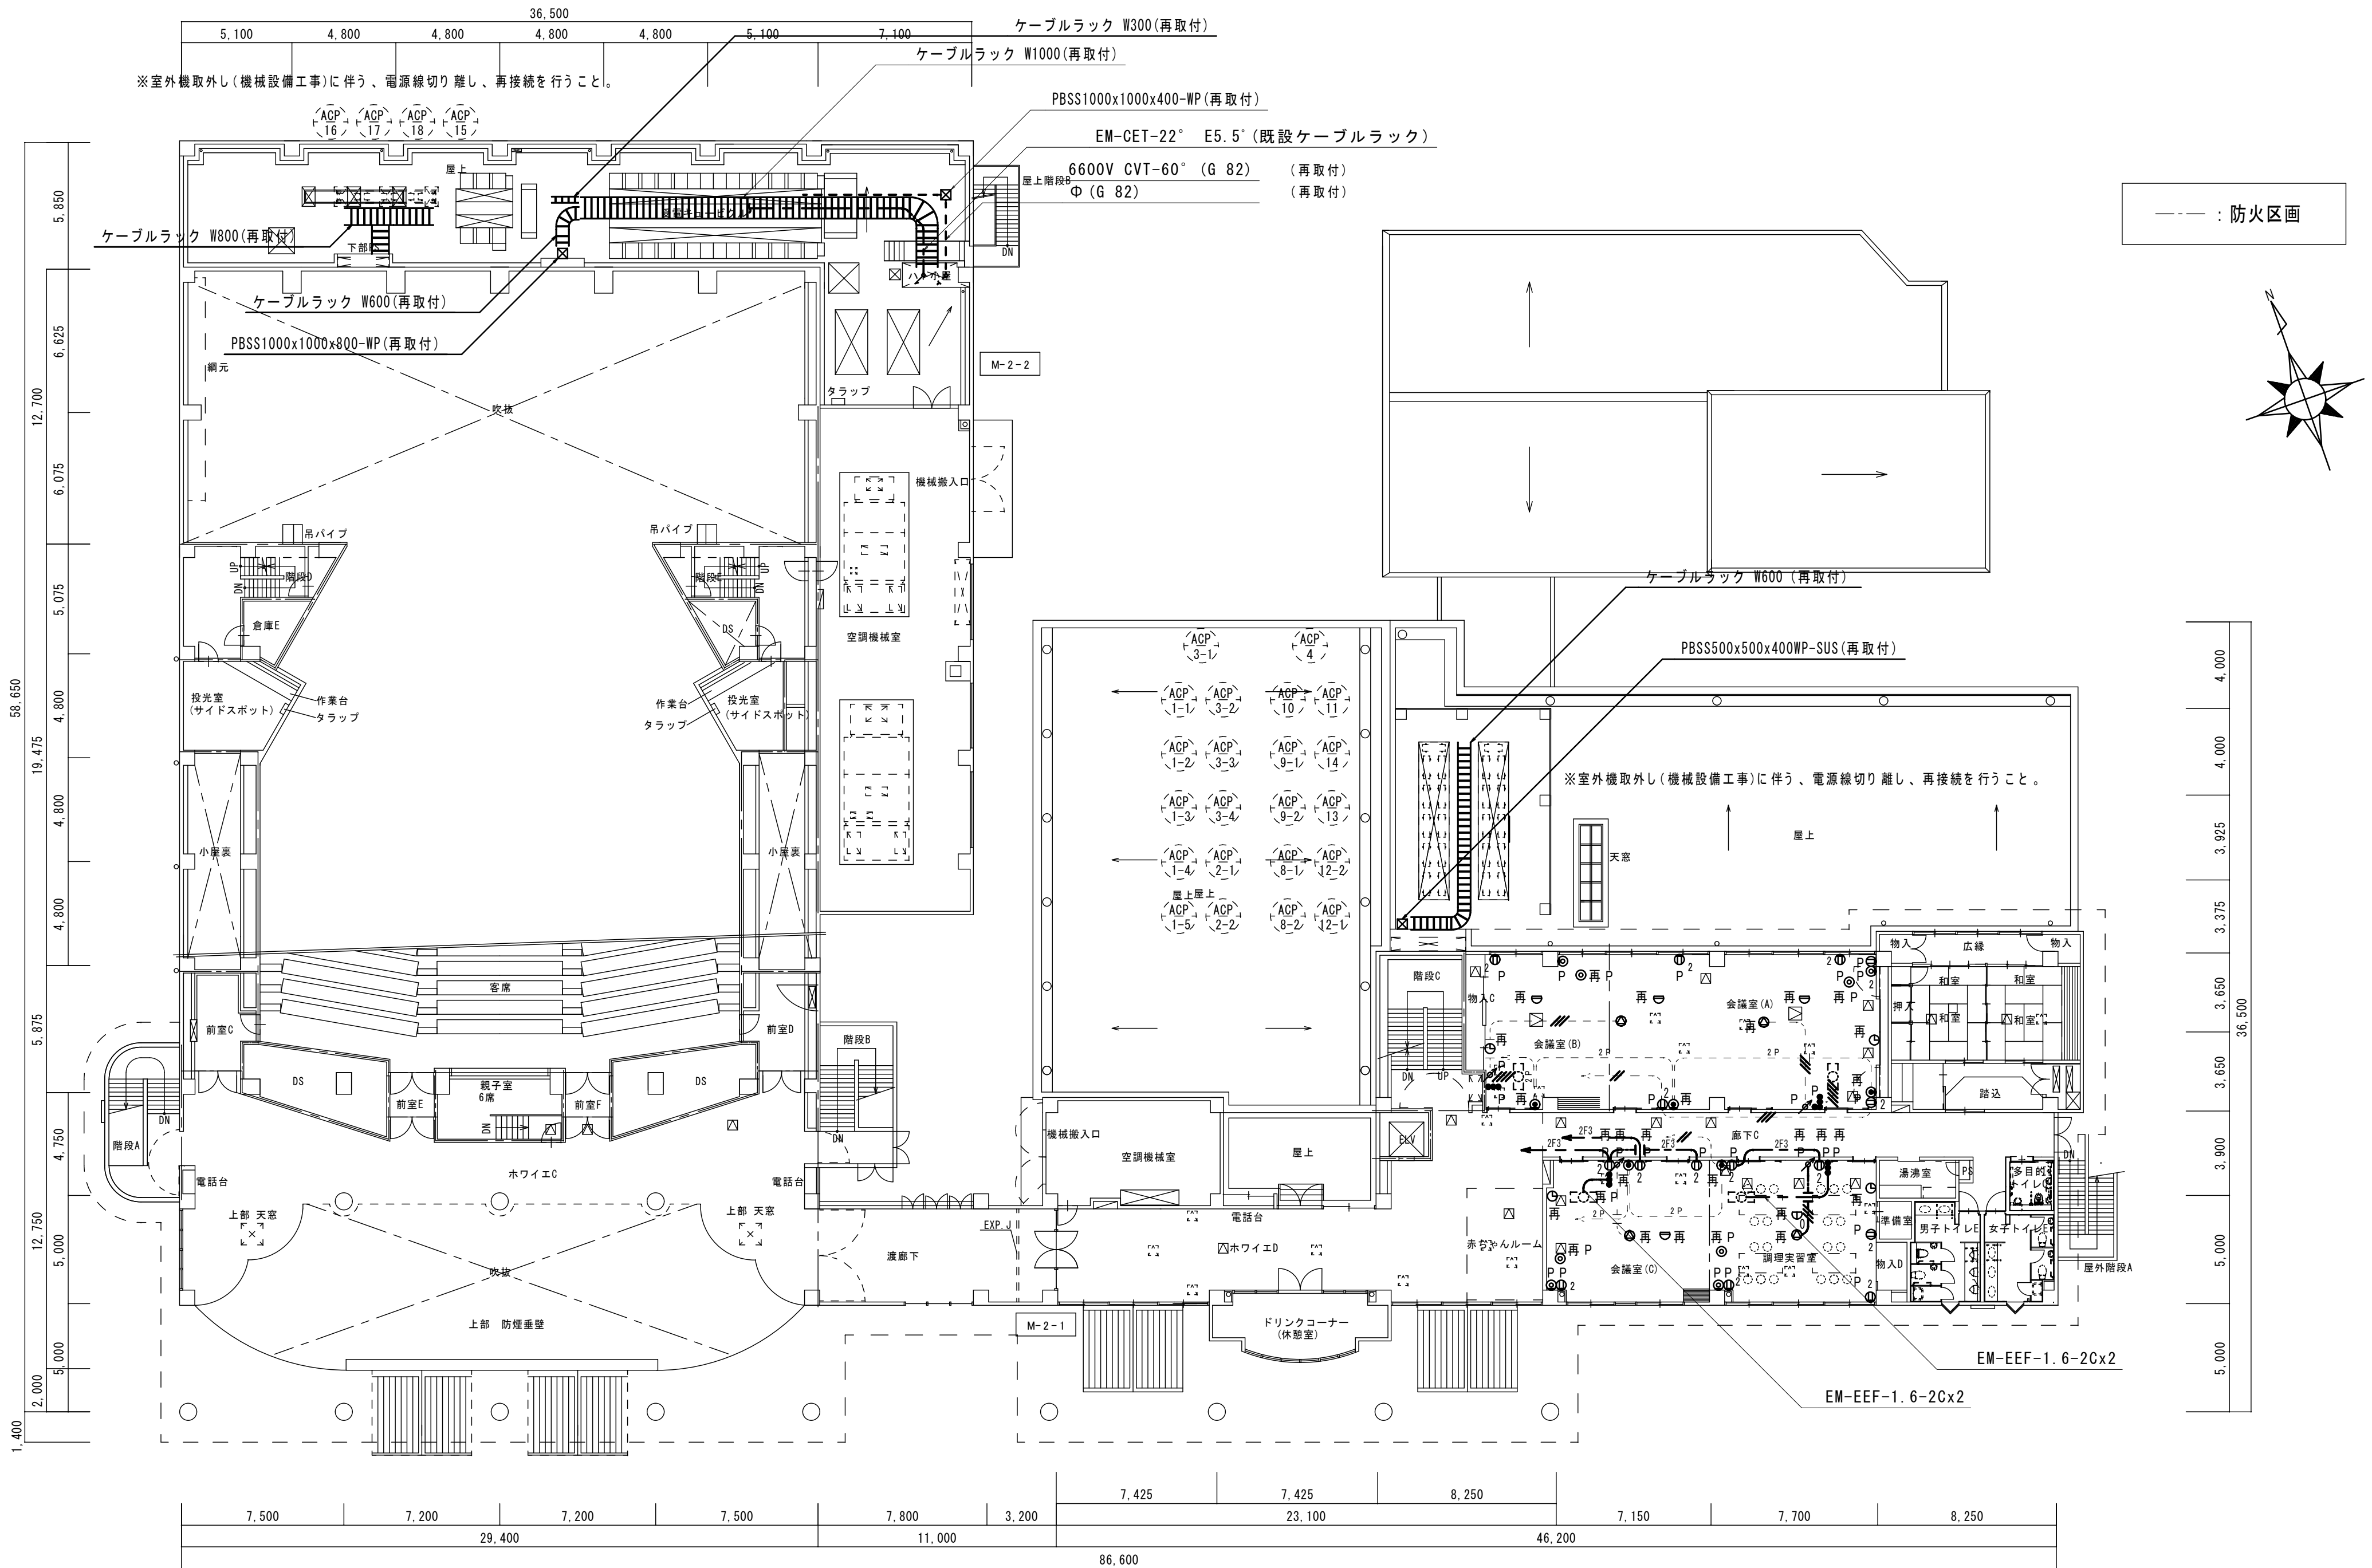

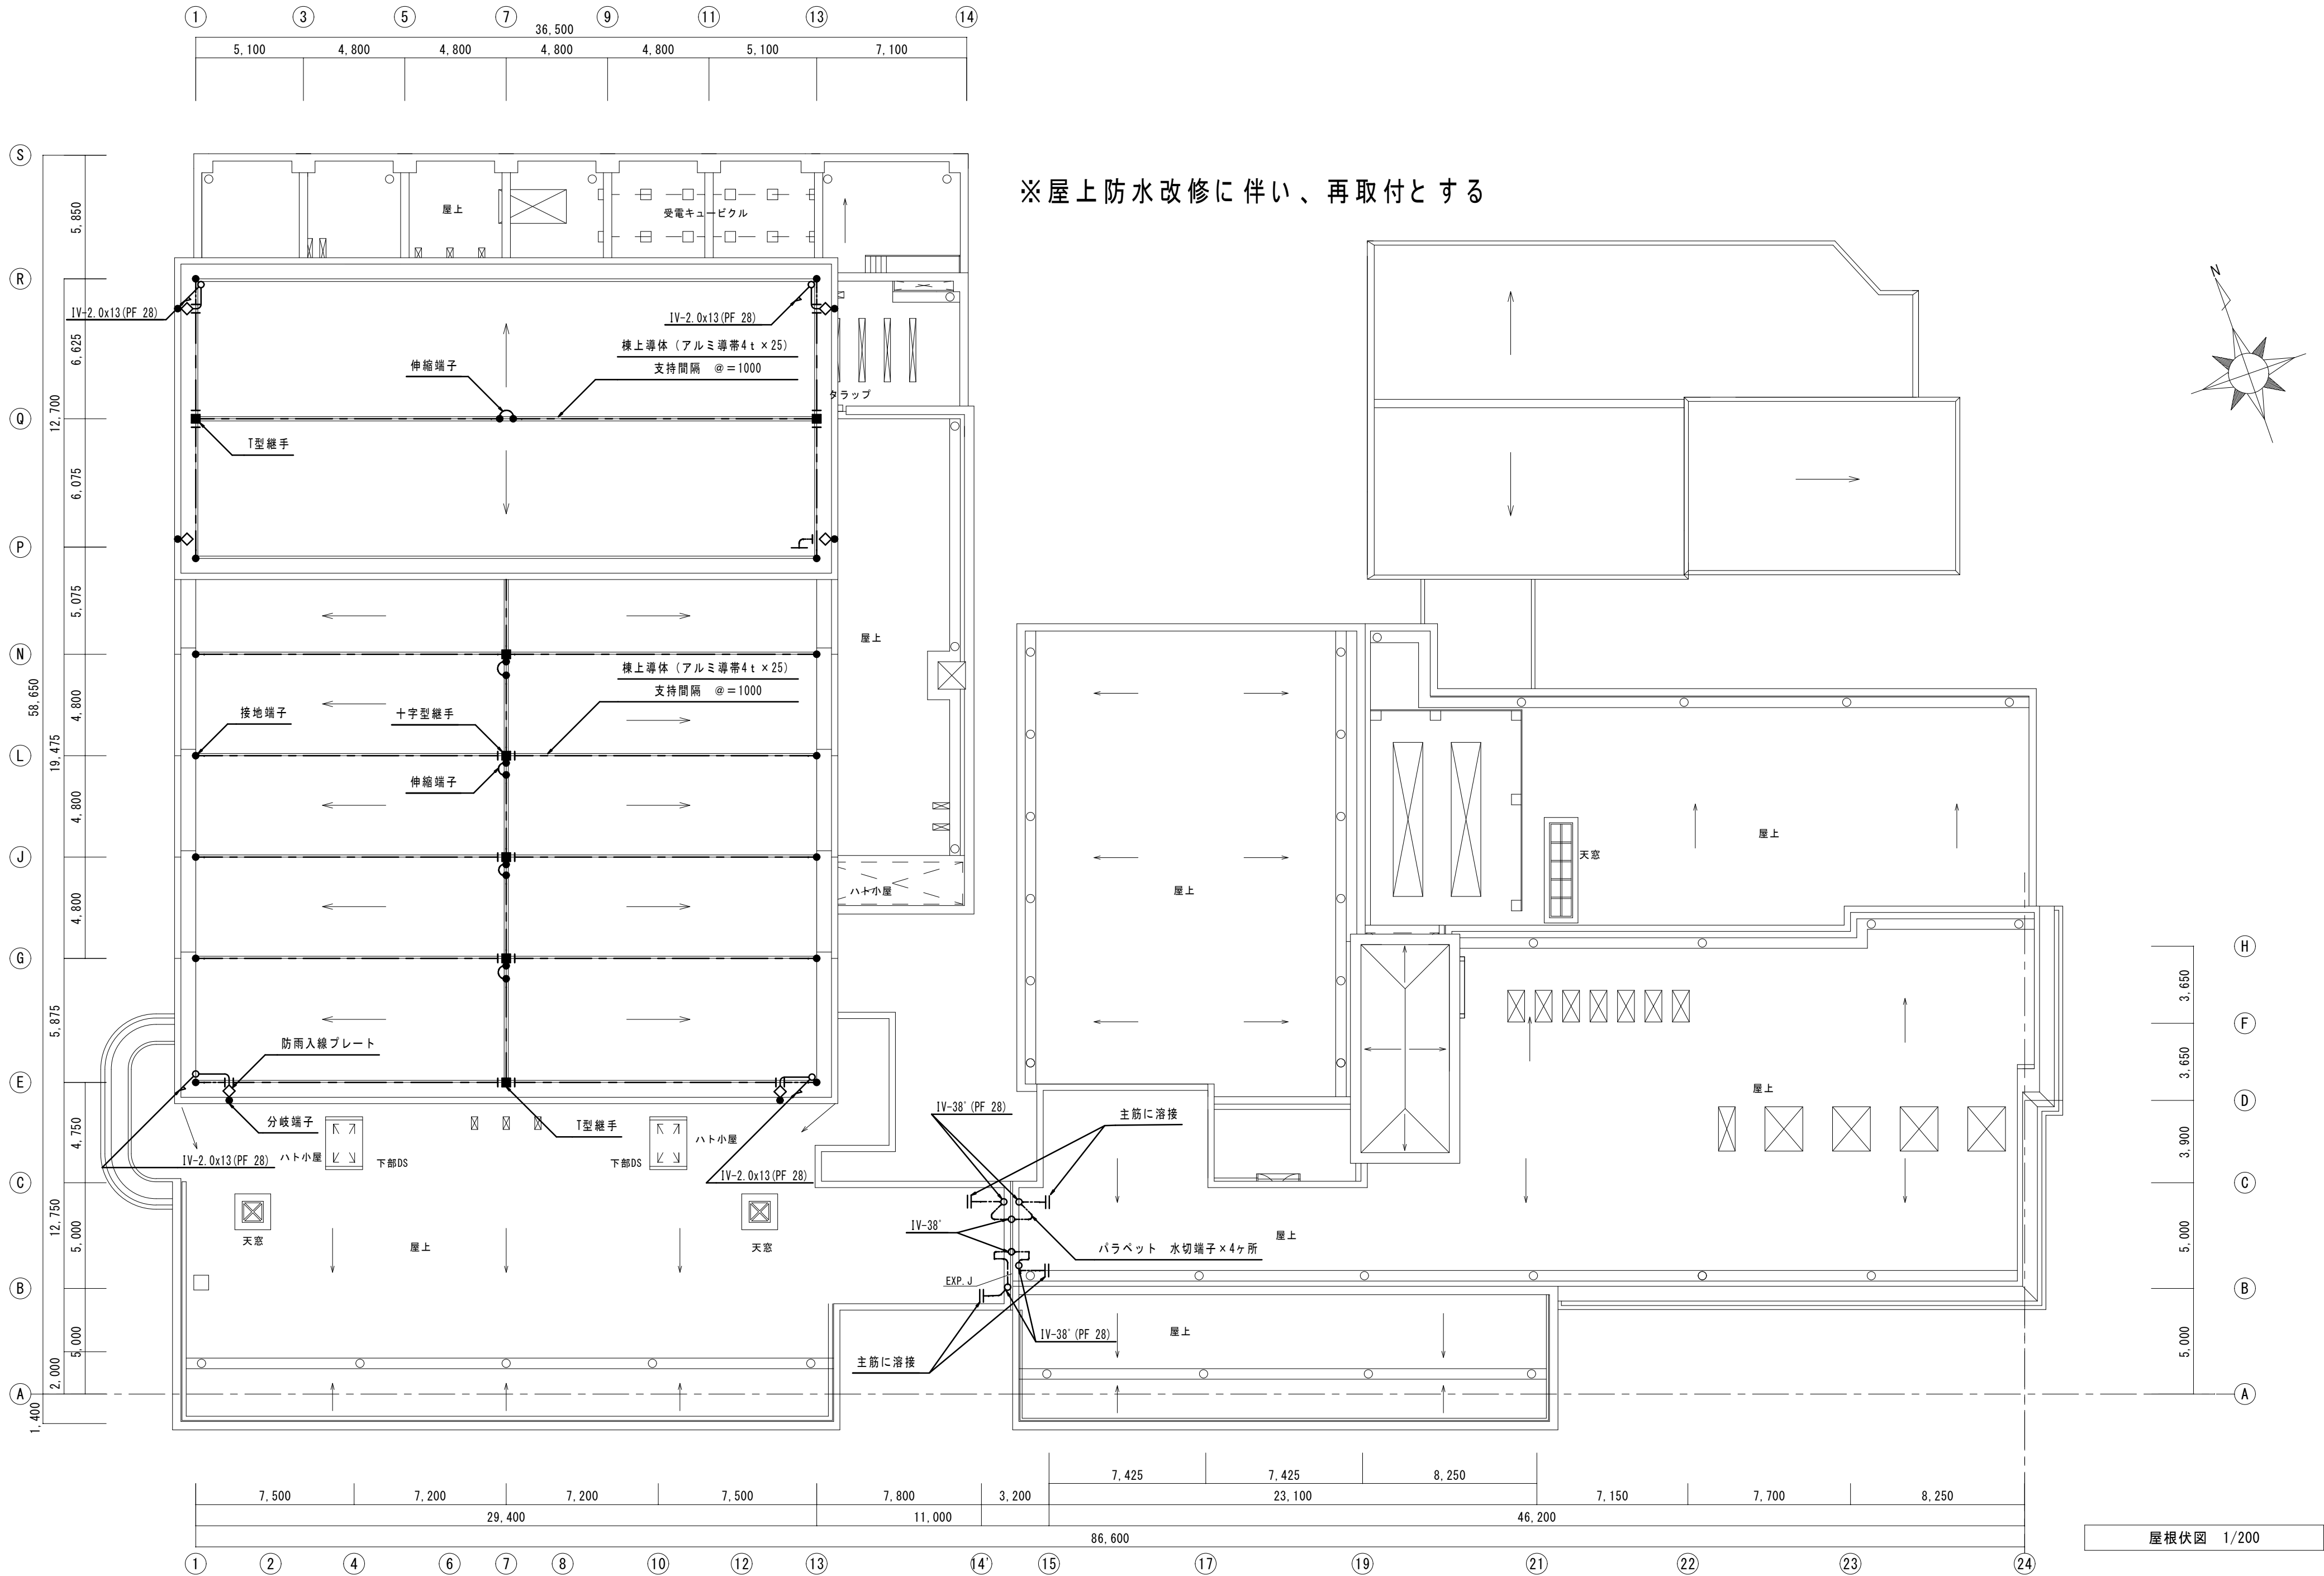

屋根伏図 1/200



有限会社 元廣建築設計事務所
一級建築士事務所 広島県登録 23(1) 第 0951 号

一級建築士登録 第 223245 号
元 廣 匡 伸

工事名：

令和7年度 生涯学習施設管理運営事業
黒瀬生涯学習センター長寿命化改修工事（電気）その2

図面名：

改修後 建築工事に伴う電気設備工事 R階平面図

縮尺：

1/200
A2版：100%
A3版：70%

査図：

部長：

課長：

主任：


担当：


日付：

R 7 年

図番：

E - 68

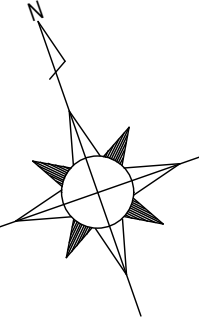

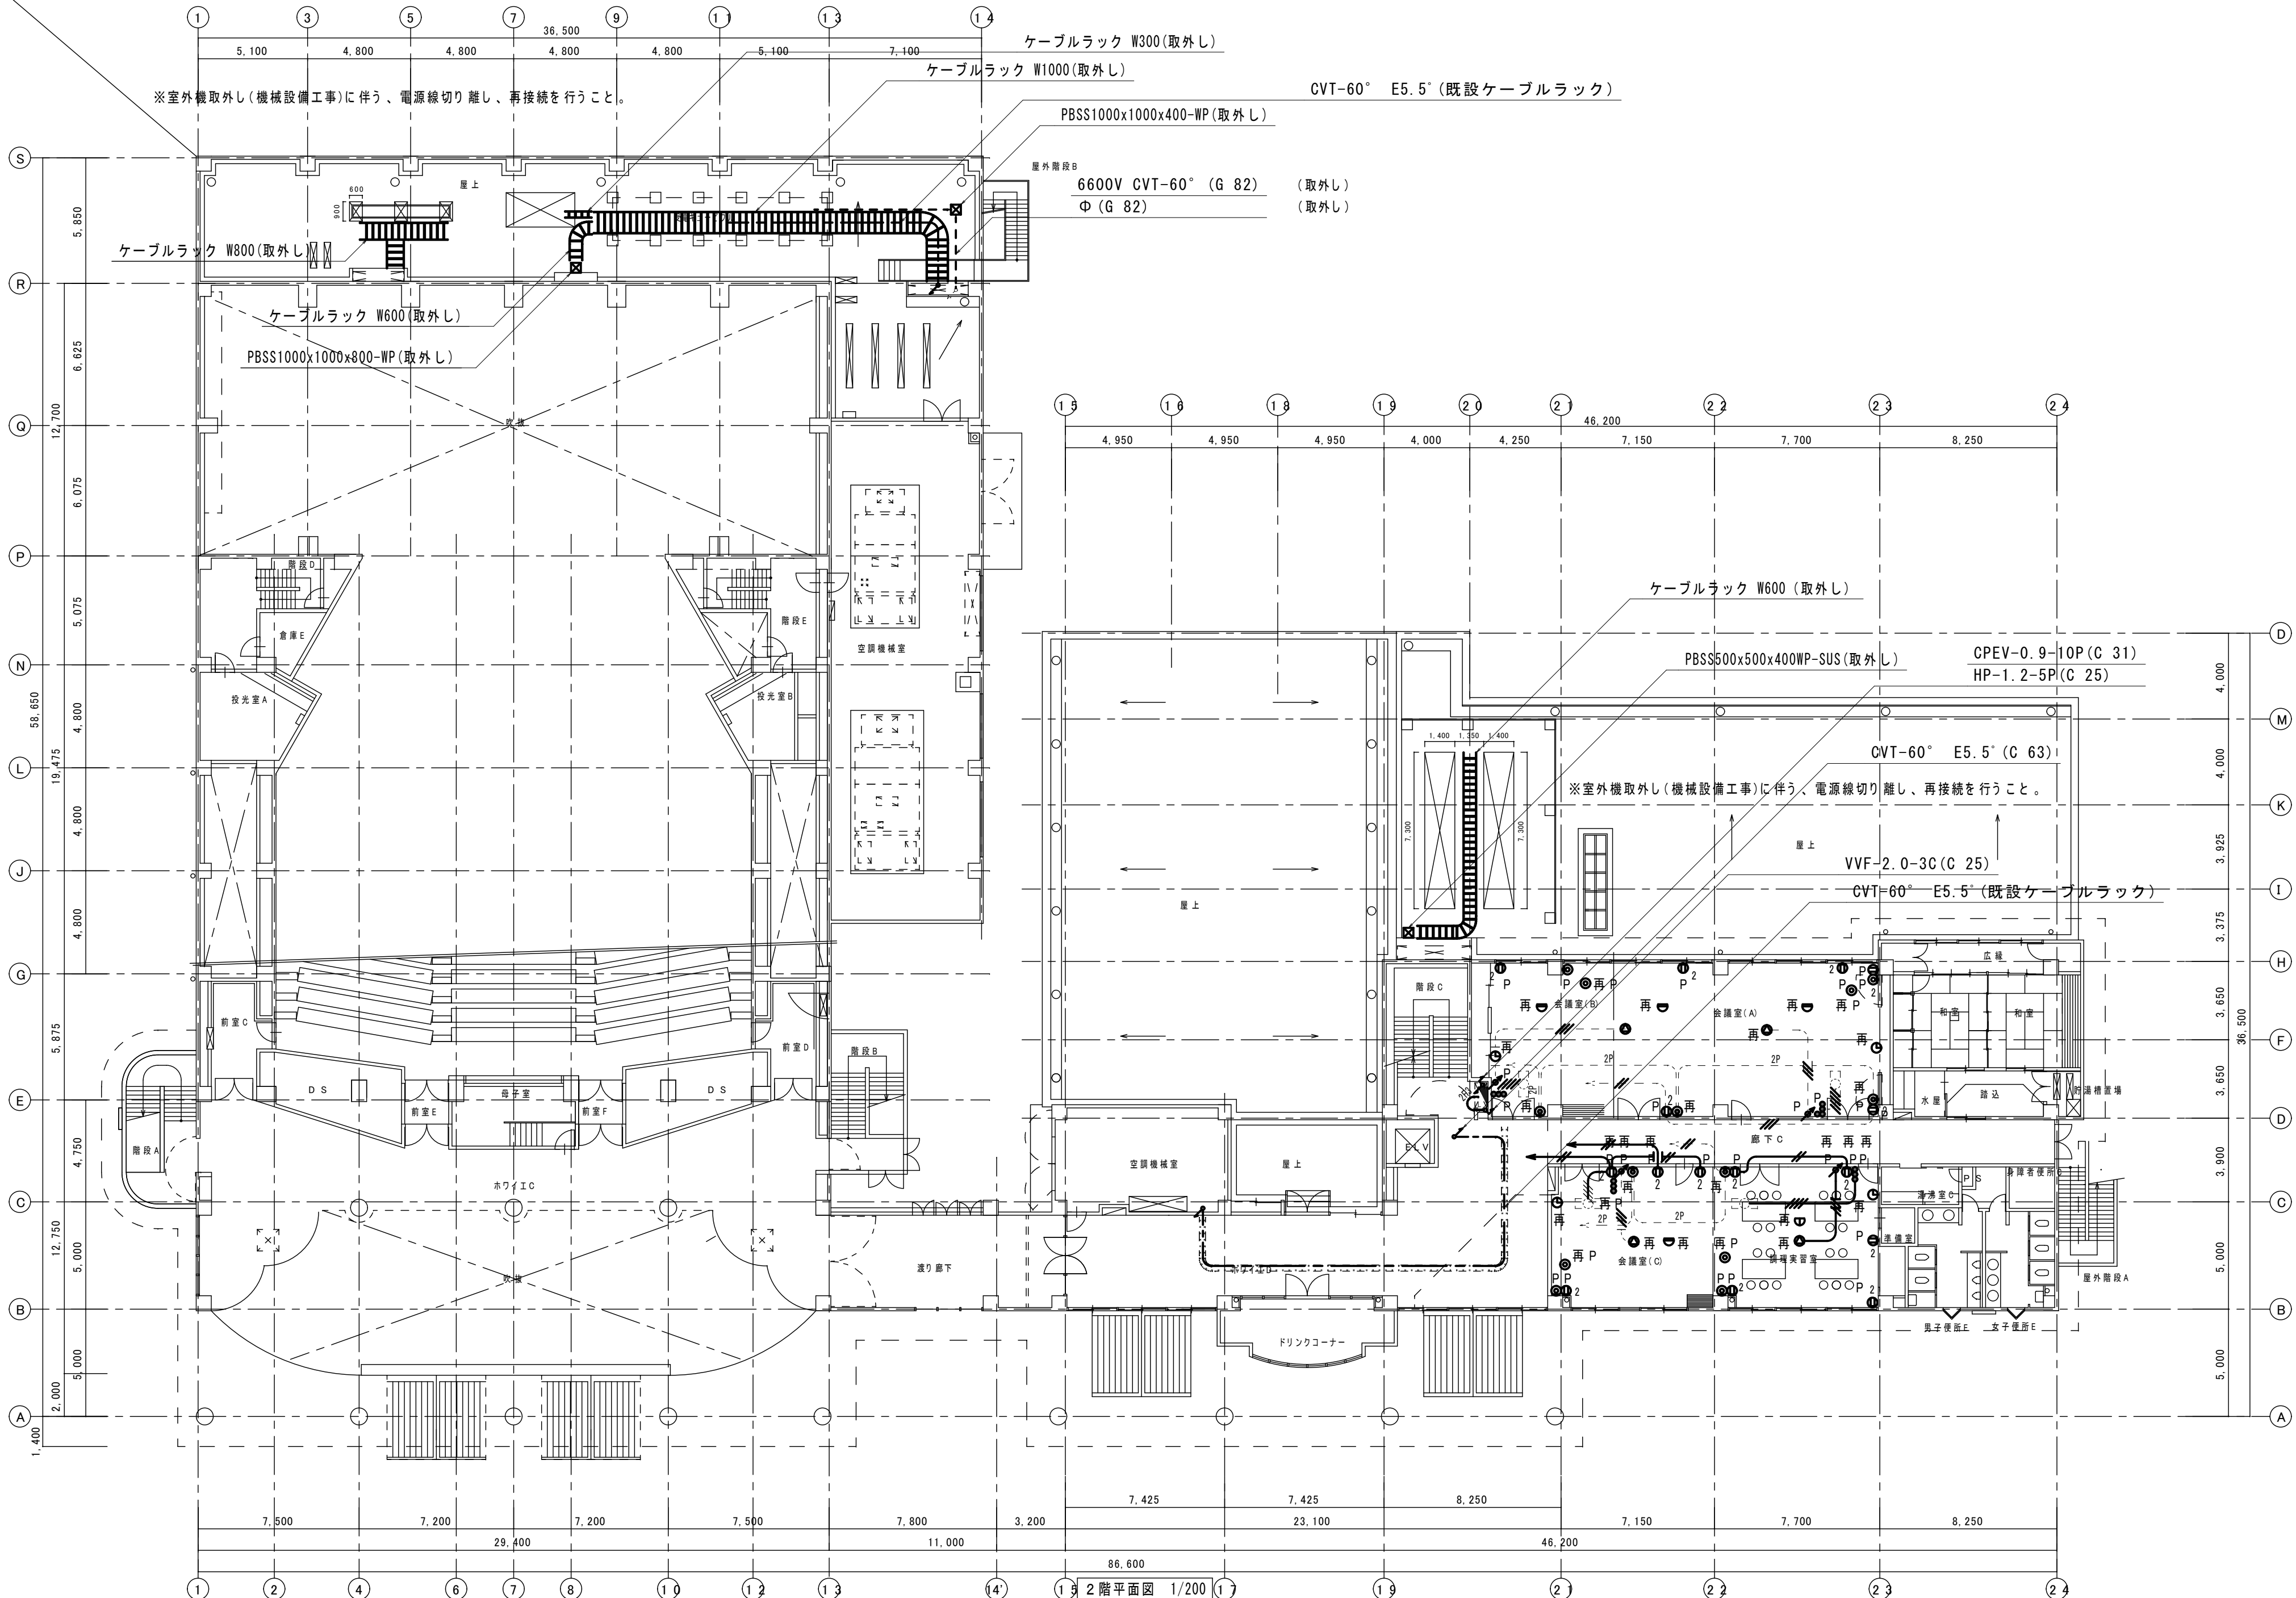

有限会社 元廣建築設計事務所
一級建築士事務所広島県登録 23(1) 第 0951 号

一級建築士登録 第 223245 号
元廣 匡伸

工事名:

令和 7 年度 生涯学習施設管理運営事業
黒瀬生涯学習センター長寿命化改修工事 (電気) その 2

図面名:

改修前 建築工事に伴う電気設備工事 2 階平面図

縮尺:

1/200
A2版: 100%
A3版: 70%

套図:

部長:

課長:

主任:



担当:

日付:

図番:

R 7 年

E - 70

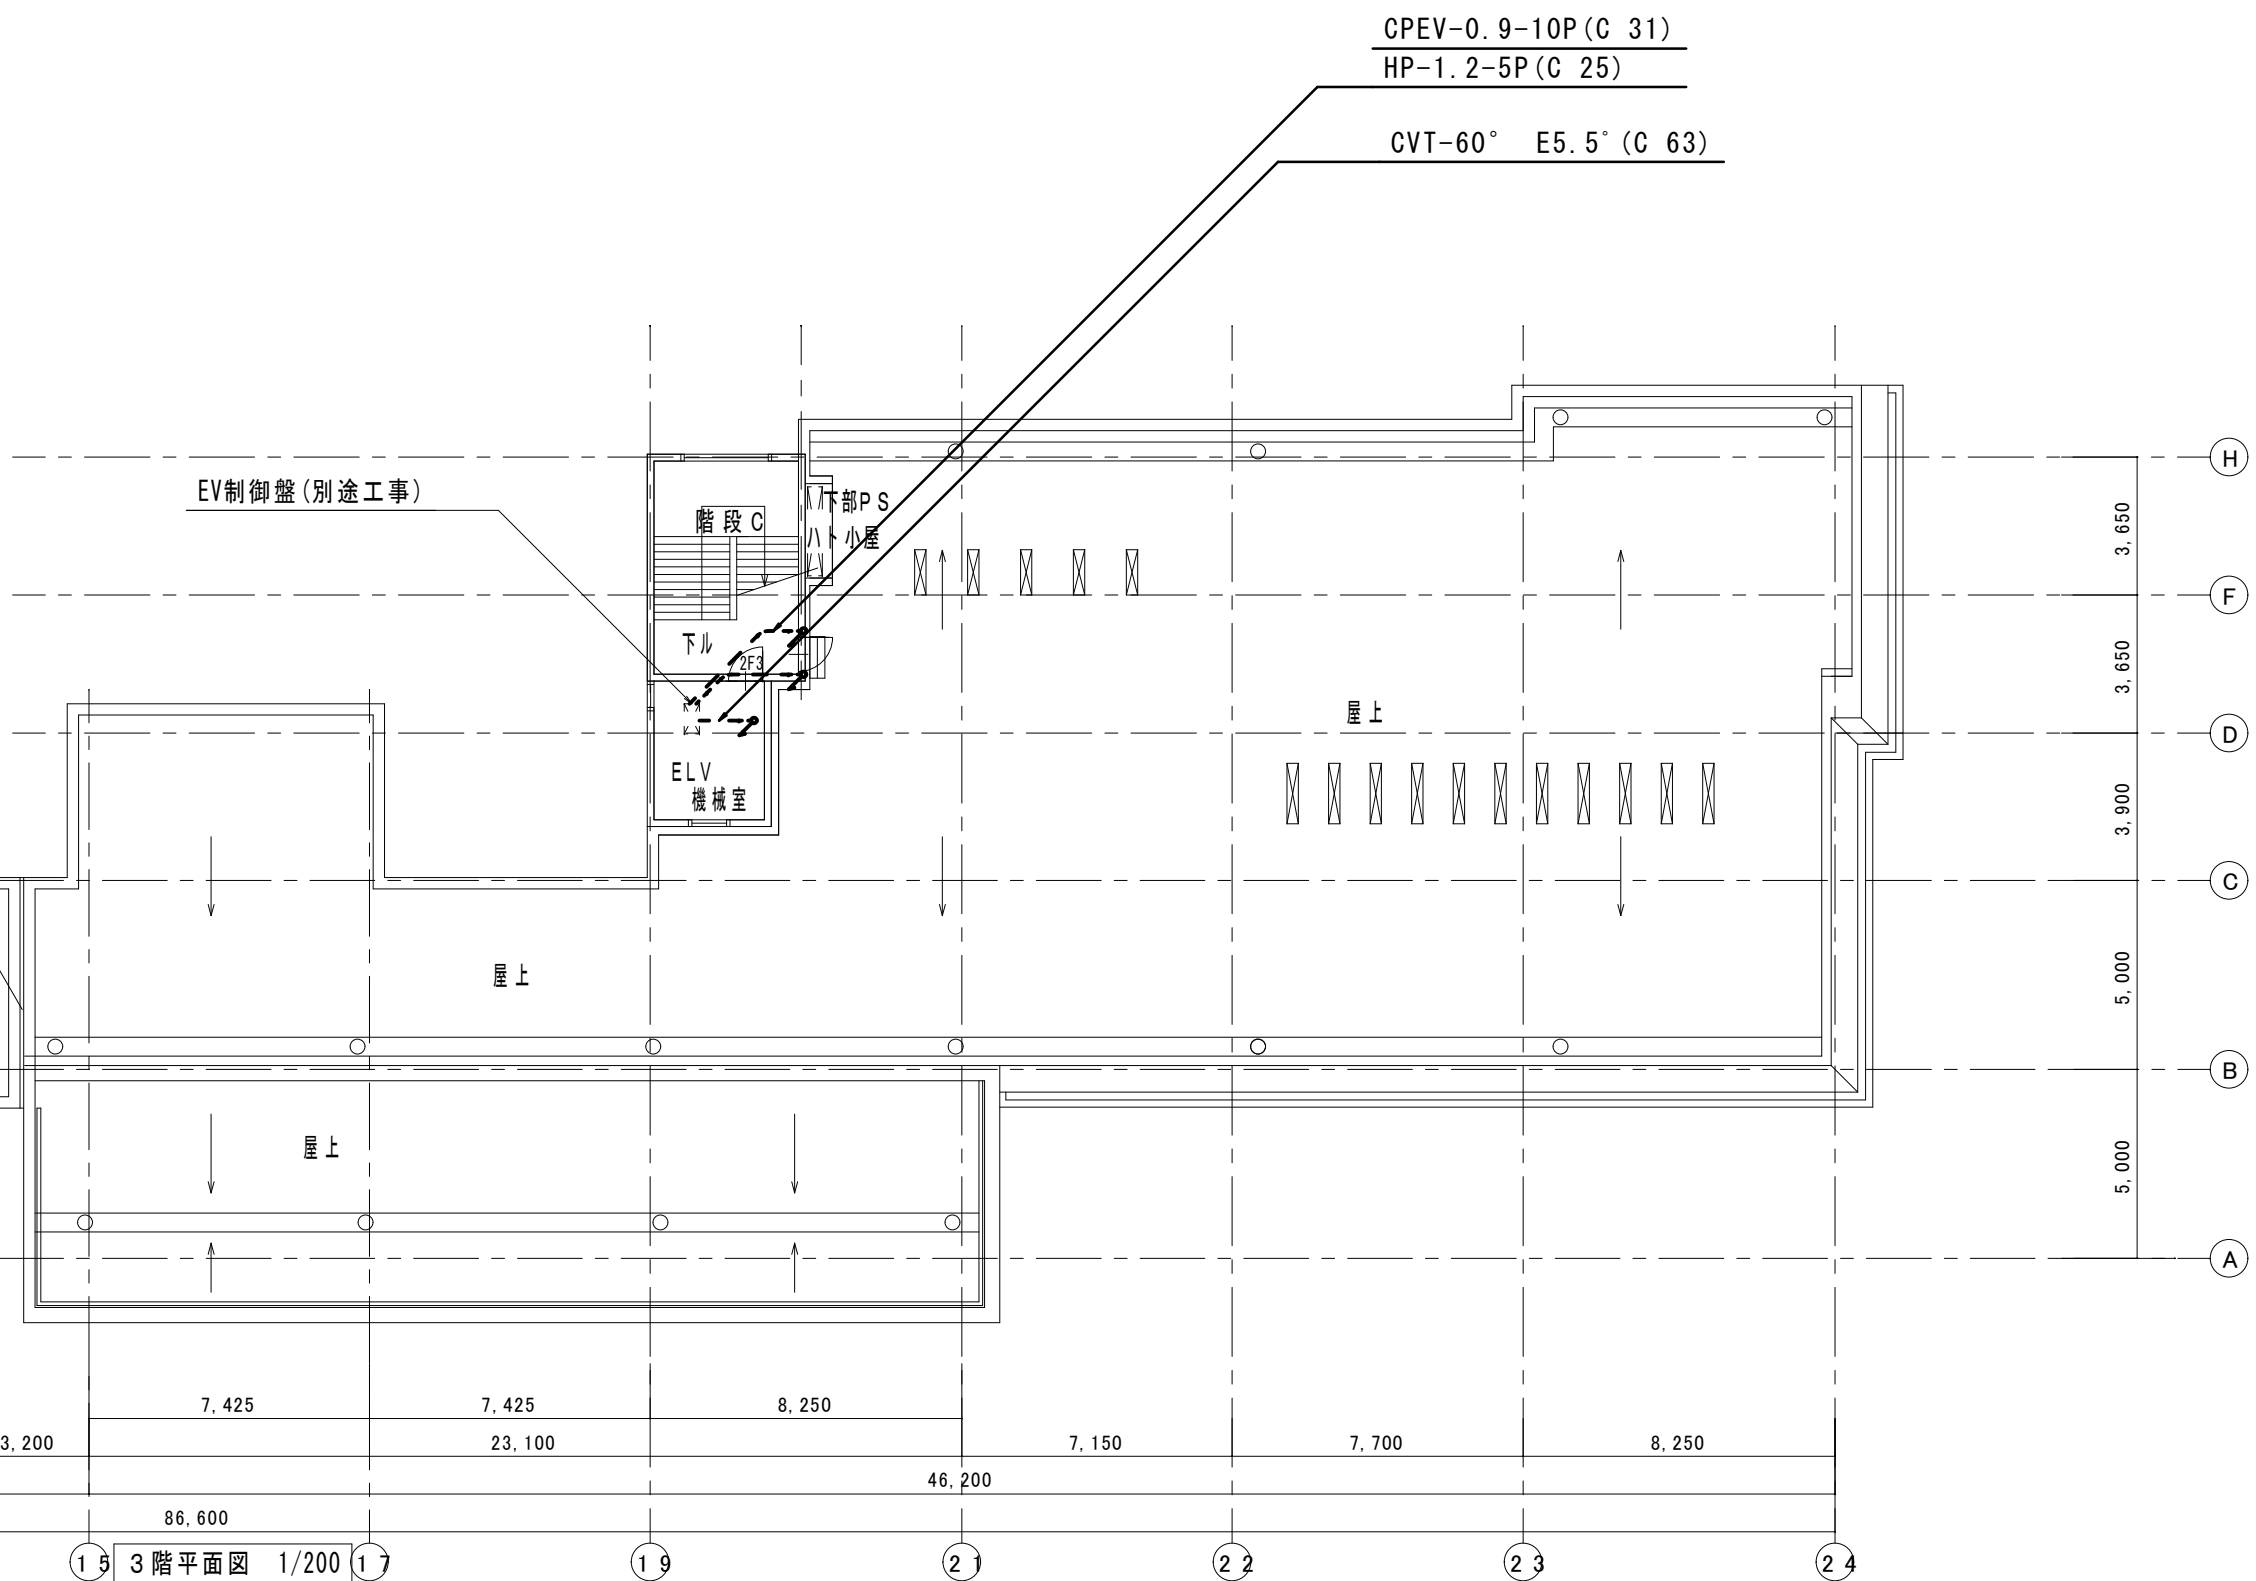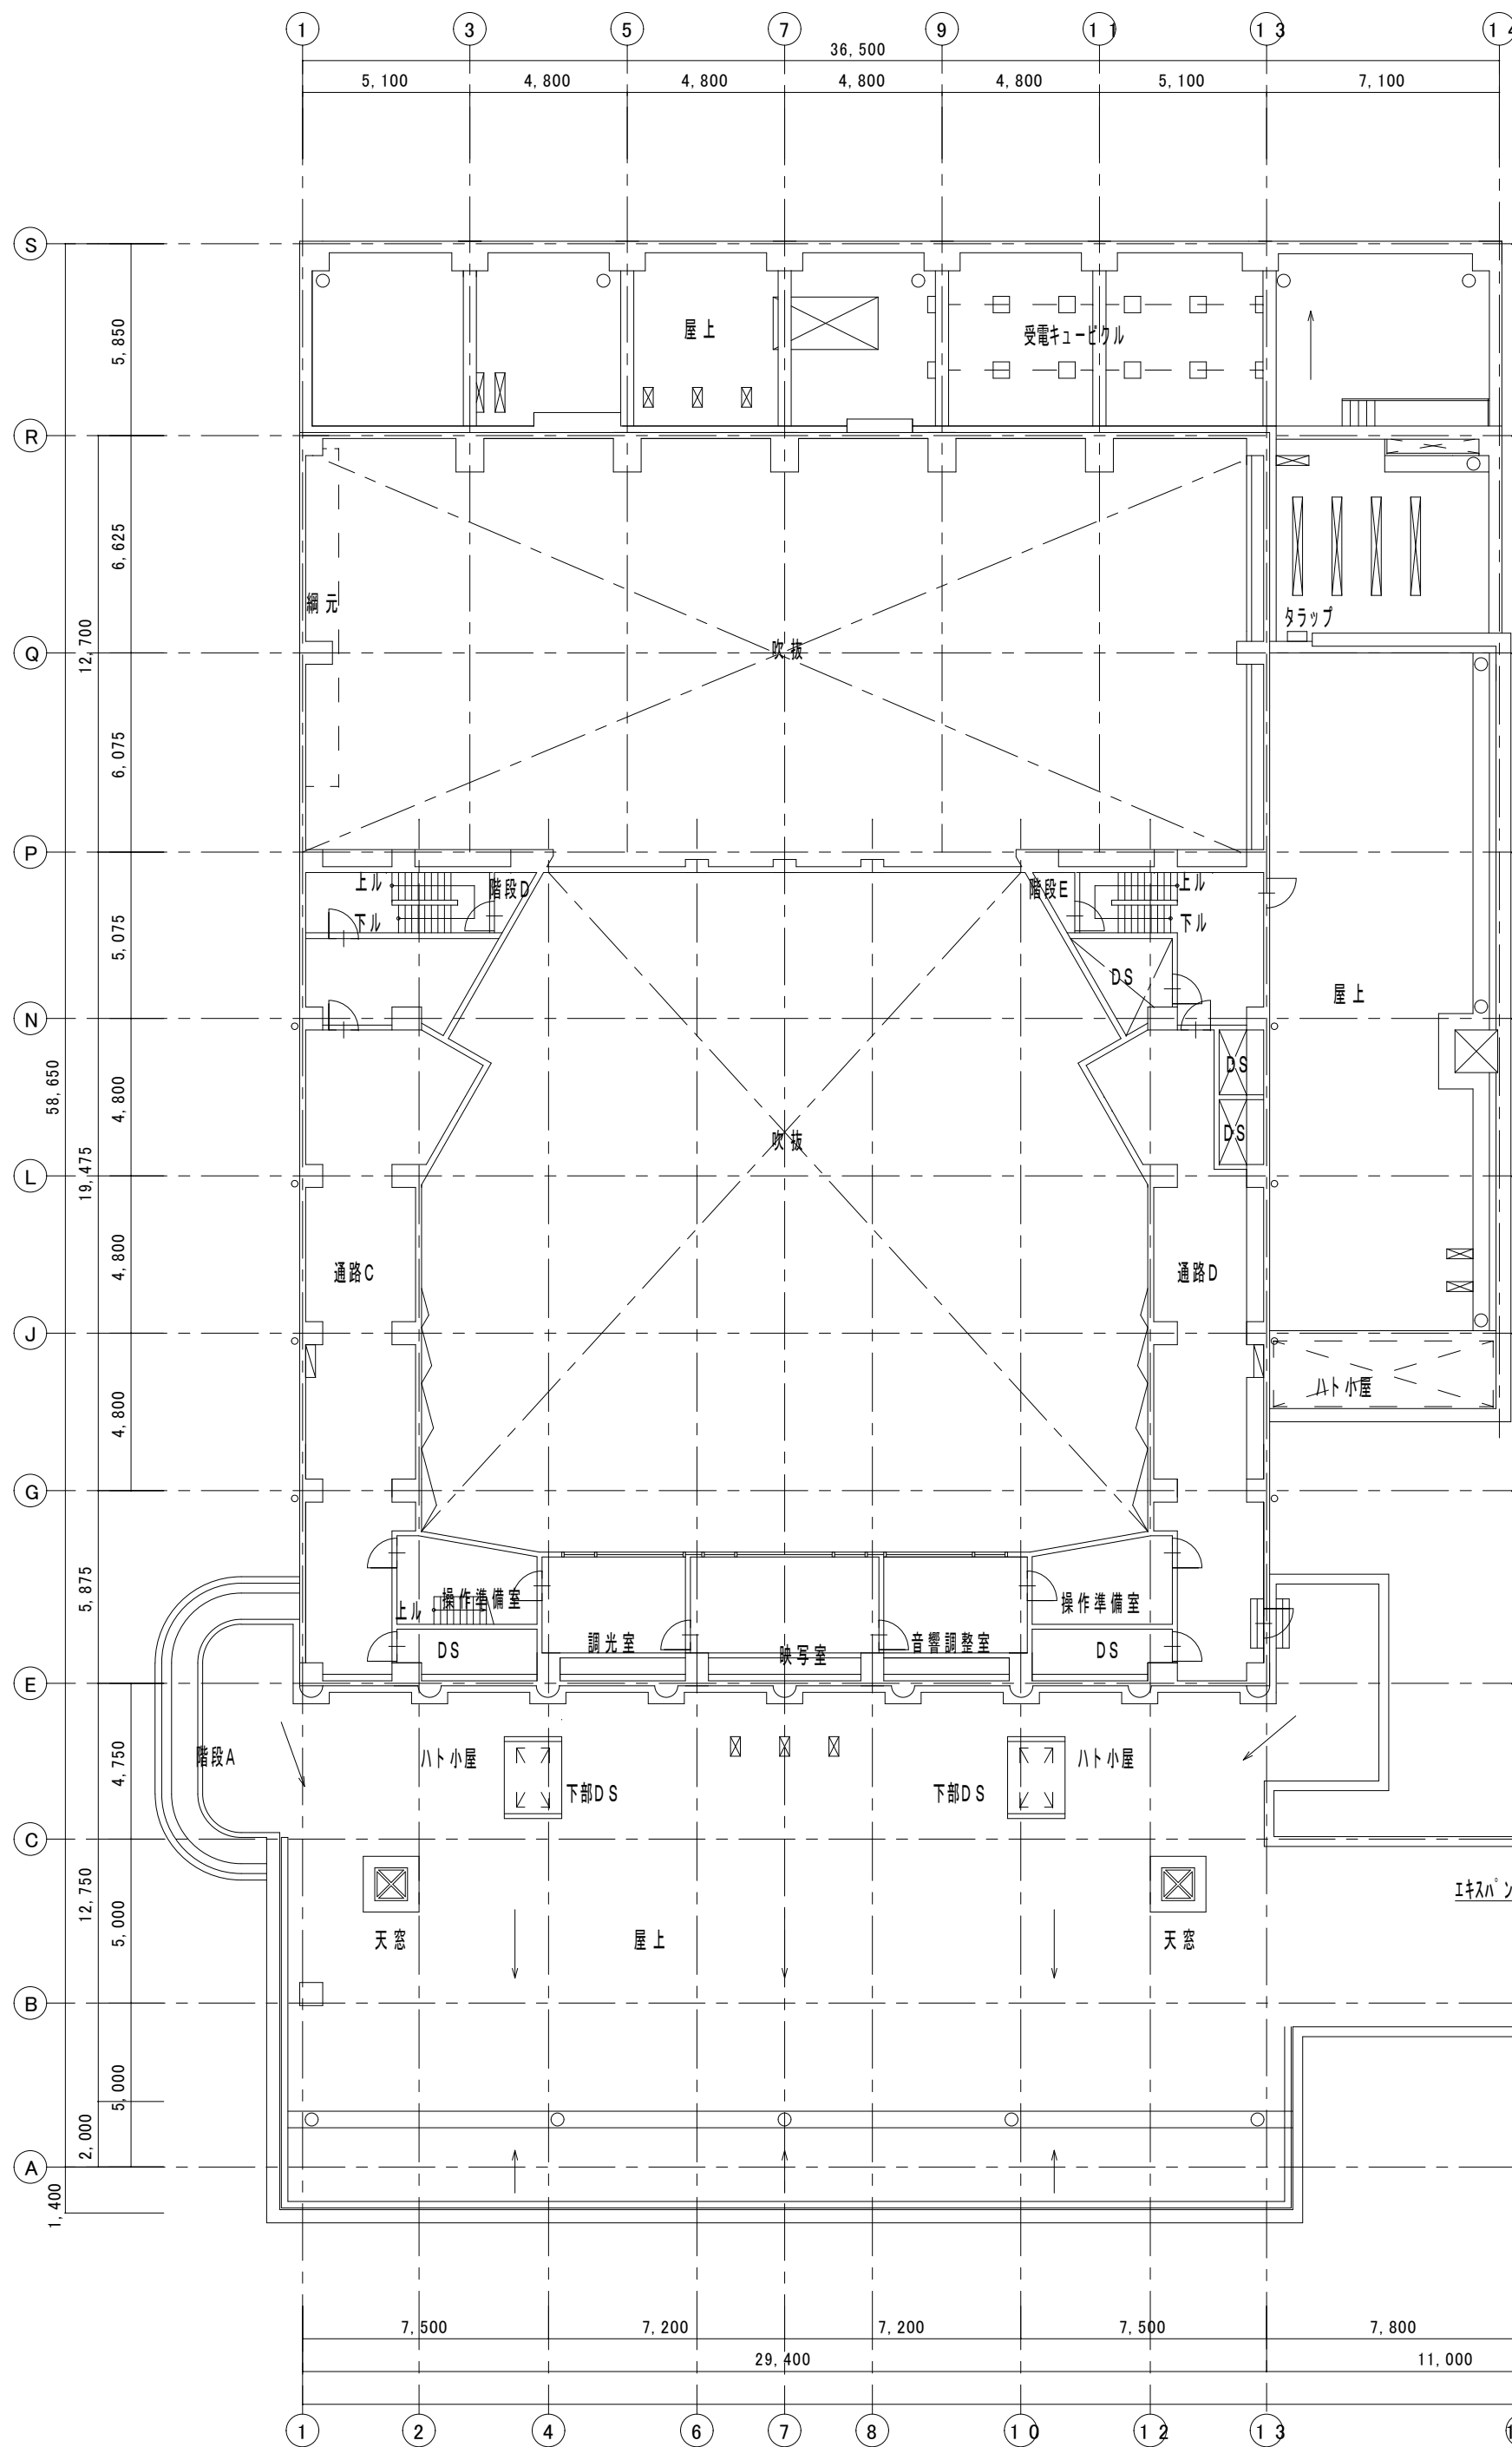

有限会社 元廣建築設計事務所
一級建築士事務所 広島県登録 23(1) 第 0951 号

一級建築士登録 第 223245 号
元廣 匡伸

工事名:

令和7年度 生涯学習施設管理運営事業
黒瀬生涯学習センター長寿命化改修工事(電気) その2

図面名:

改修前 建築工事に伴う電気設備工事 3階平面図

縮尺:

1/200
A2版: 100%
A3版: 70%

套図:

部長:

課長:

主任:


担当:

日付:

R7年

図番:

E - 71

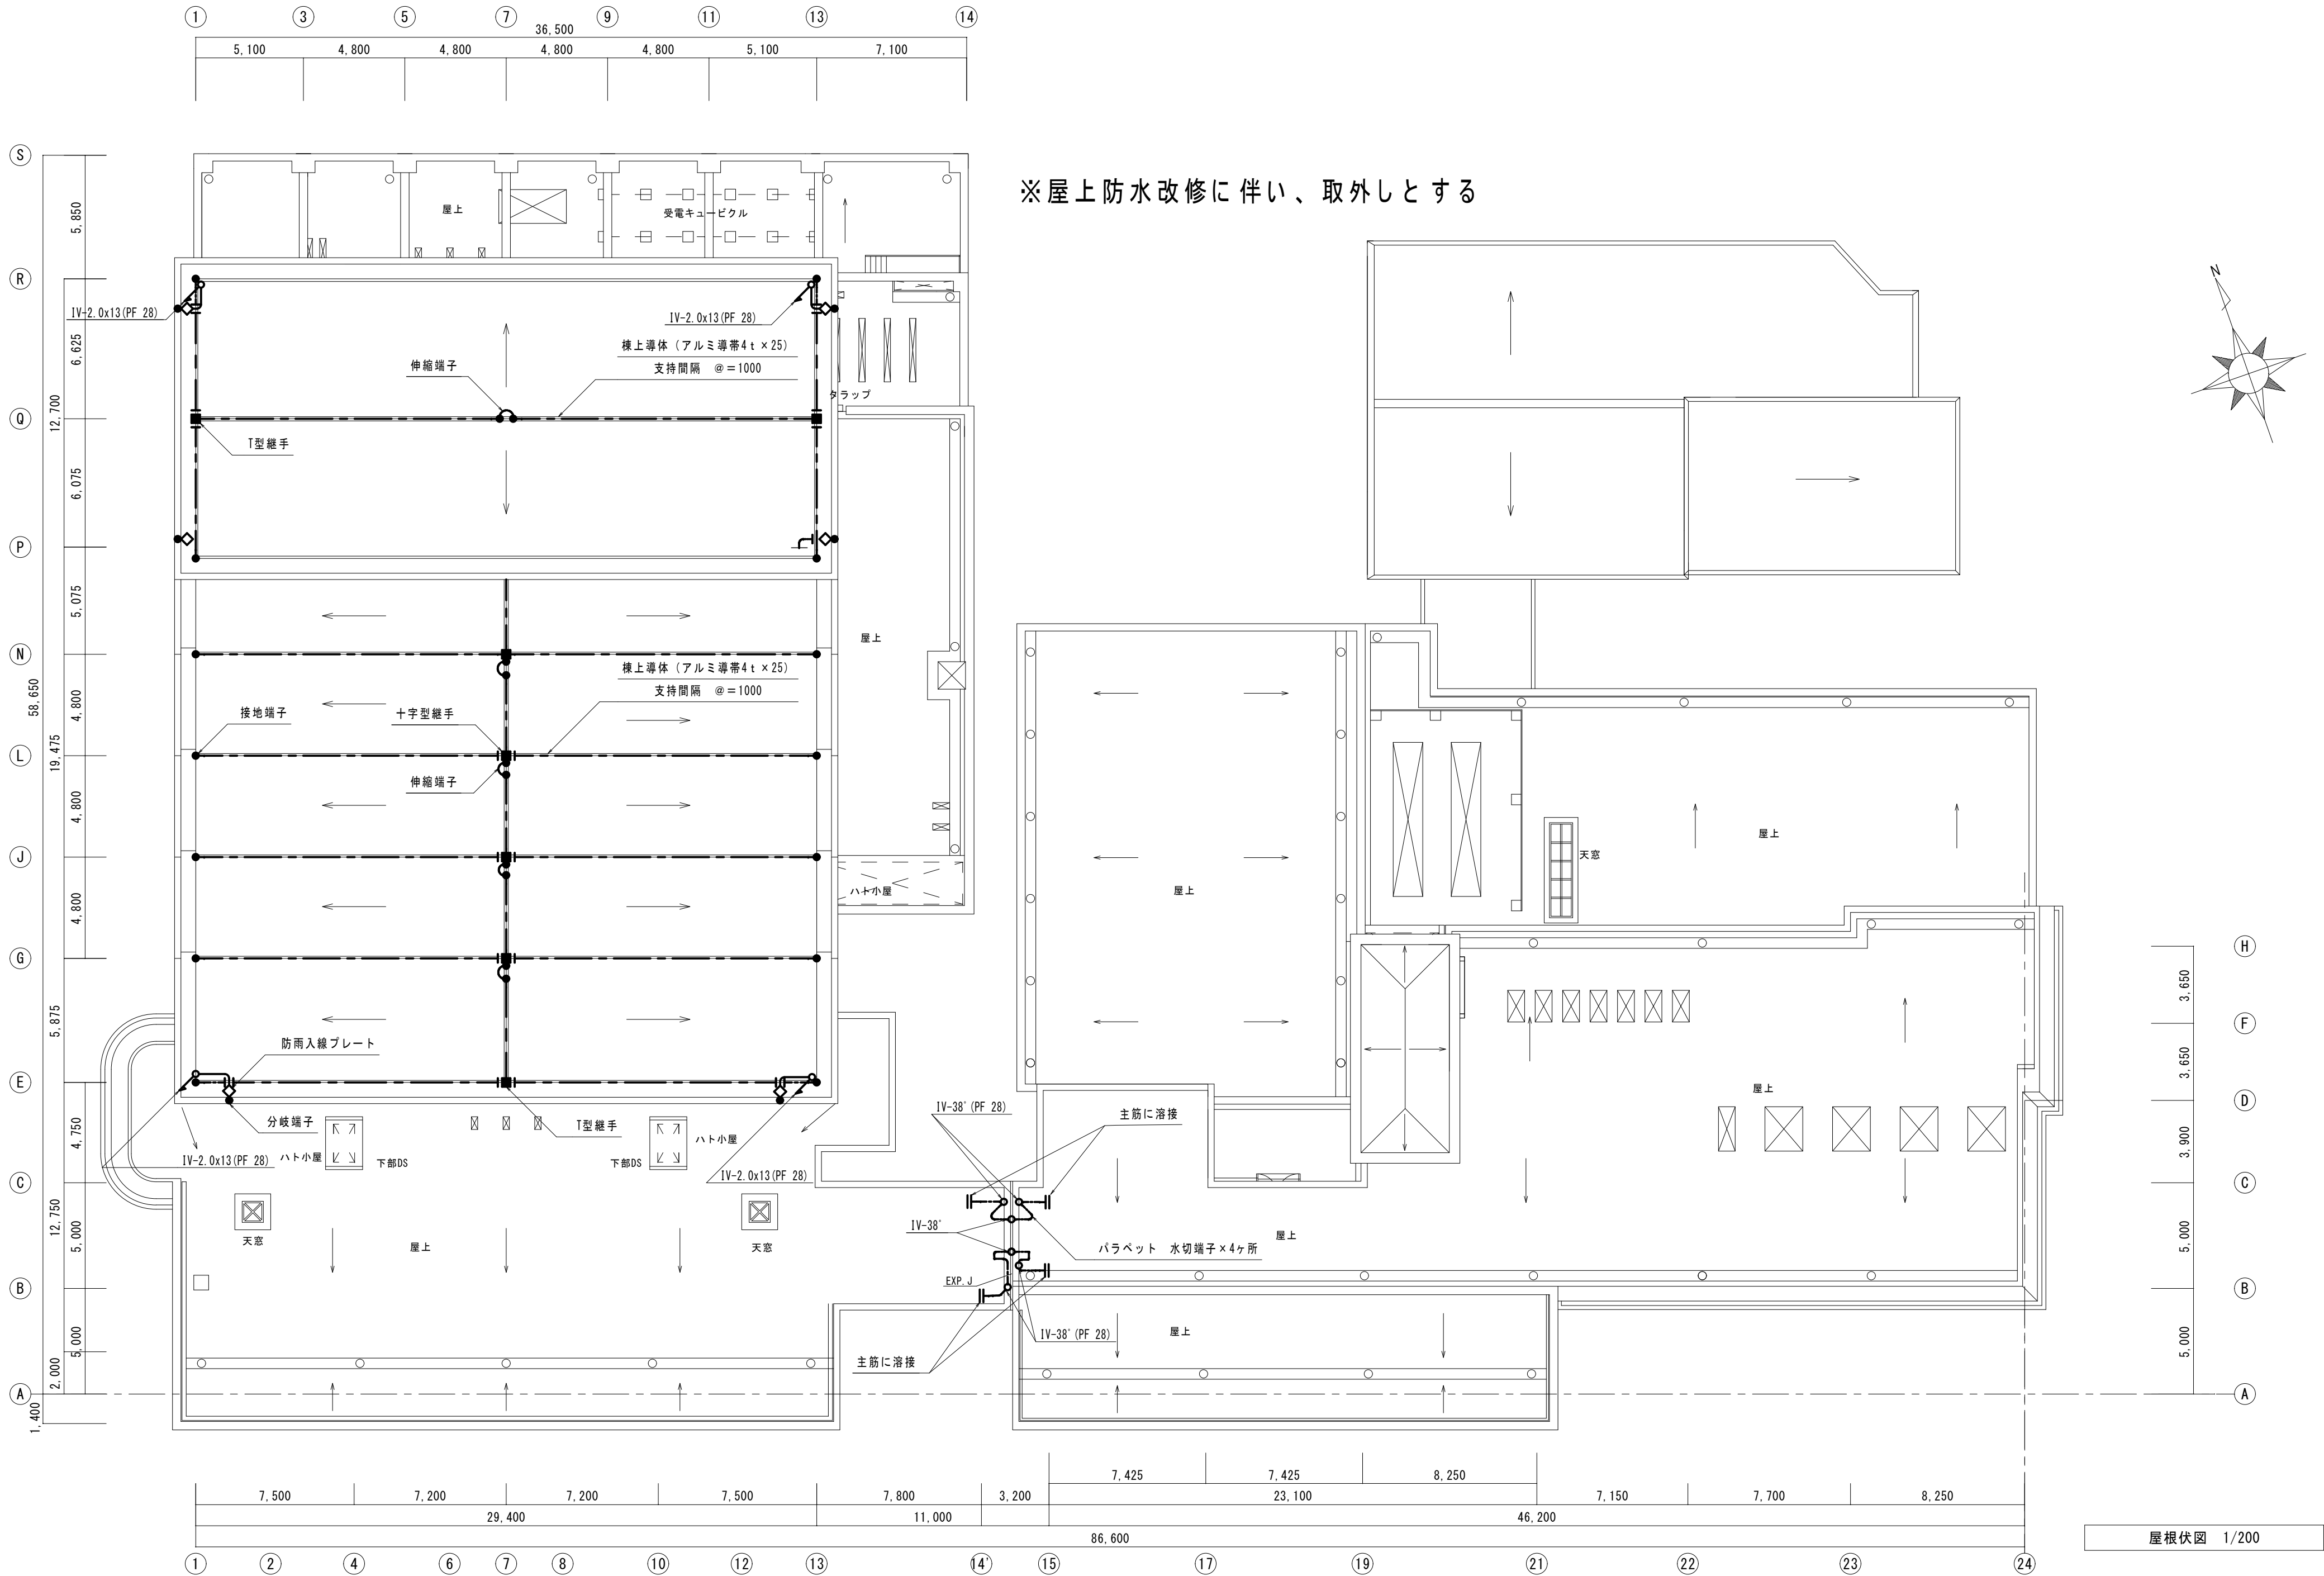

有限会社 元廣建築設計事務所
一級建築士事務所 広島県登録 23(1) 第 0951 号

一級建築士登録 第 223245 号
元 廣 匡 伸

工事名:

令和7年度 生涯学習施設管理運営事業
黒瀬生涯学習センター長寿命化改修工事(電気)その2

図面名:

改修前 建築工事に伴う電気設備工事 R階平面図

縮尺:

1/200
A2版: 100%
A3版: 70%

査図:

部長:

課長:

主任:

担当:

日付:

R7年

図番:

E - 72

工 程	令和 7 年												令和 8 年					備考
	6 月	7 月	8 月	9 月	10 月	11 月	12 月	1 月	2 月	3 月	4 月	5 月						
契約事務等				①現場での工事着手 研修棟図書室総利用 図書室前部へ出入			研修棟図書室総利用 図書室前部へ出入		停電期間									
準 備									停電期間中でもヒア／直場の空調は仮電源で対応									
仮 設 (仮囲い等)				仮囲							修付							
金属屋根改修														安全の為、足場がある時に 屋根・防水の改修を行う				
屋上防水改修 (空調改修含む)														停電時に図書室の空調屋外機と キュービクル直場の防水改修を 行う				
外壁改修							外部足場設置				外部足場撤去							
内部（せせらぎホール）改修 内部・LED（劇場棟）改修				準備期間中に設置測定							直営測定							
内部（便所）改修											図書室の解放使用							
内部（図書室）改修 （建具改修共）									4月以降					停電時以外は図書室の利用が ある為、停電日に改修を行う				
内部・LED（研修棟）改修														10月いっぱいまで未ワイエを 通って図書室を利用する為、 11月以降改修を行う				
E V 改修				施工区：承諾 （色束め）			調査											
図書室外部（スロープ）改修														11月からスロープが使用出来る ように10月いっぱいまでに 改修を行う				
外構改修								LED共						図書室利用者等の安全に配慮を 行う為、11月以降改修を行う				
キュービクル改修								現地調査・図説系統・製作										
検 査											空調管確認							
												片付け整理						

凡 例

— — — 仮囲い 鋼板 H=2.0m

 キャスターゲート (W=6.0m, H=1.8m)

----- 仮囲い（ガードフェンス H=1.8m）

※ 周囲ネット状シート張りとする。但し、工事ヤード以外は、
H=1,800以下：枠付金網張り（出入口は鍵取付け）、
H=1,800以上：ネット状シート張り

——— 單管本足場

 
脚立足場


▲ 施設利用者用出入口

▲ 工事関係者出入口

◎ 交通誘導員（敷地内誘導も行うこと）

1. 仮設工事においては現場状況を確認のうえ計画を行うこと。
2. 仮置場、仮設位置、期間及び作業員駐車スペース等は監督員・施設関係者と協議の上、決定すること。
3. 工事関係者と施設関係者及び利用者との動線交差に十分注意し、安全対策等を行い施工すること。
4. 施設関係者及び利用者の移動が集中する時間帯は重機、資材の搬入を避け、工事車輛の進入を行わないこと。
5. 工事用車両出入時には安全確認を行い、適宜、交通誘導員を配置する。
6. 外部足場設置部の出入口には3方養生を施すこと。
7. 工事期間中でも図書室及び来屋部便所の利用があるため、施設利用者及び関係者に十分注意し、安全対策等を行い施工すること。
8. キュービクル搬入・搬出時には交通誘導員を配置し、カラーコーン等で囲いを設けること。



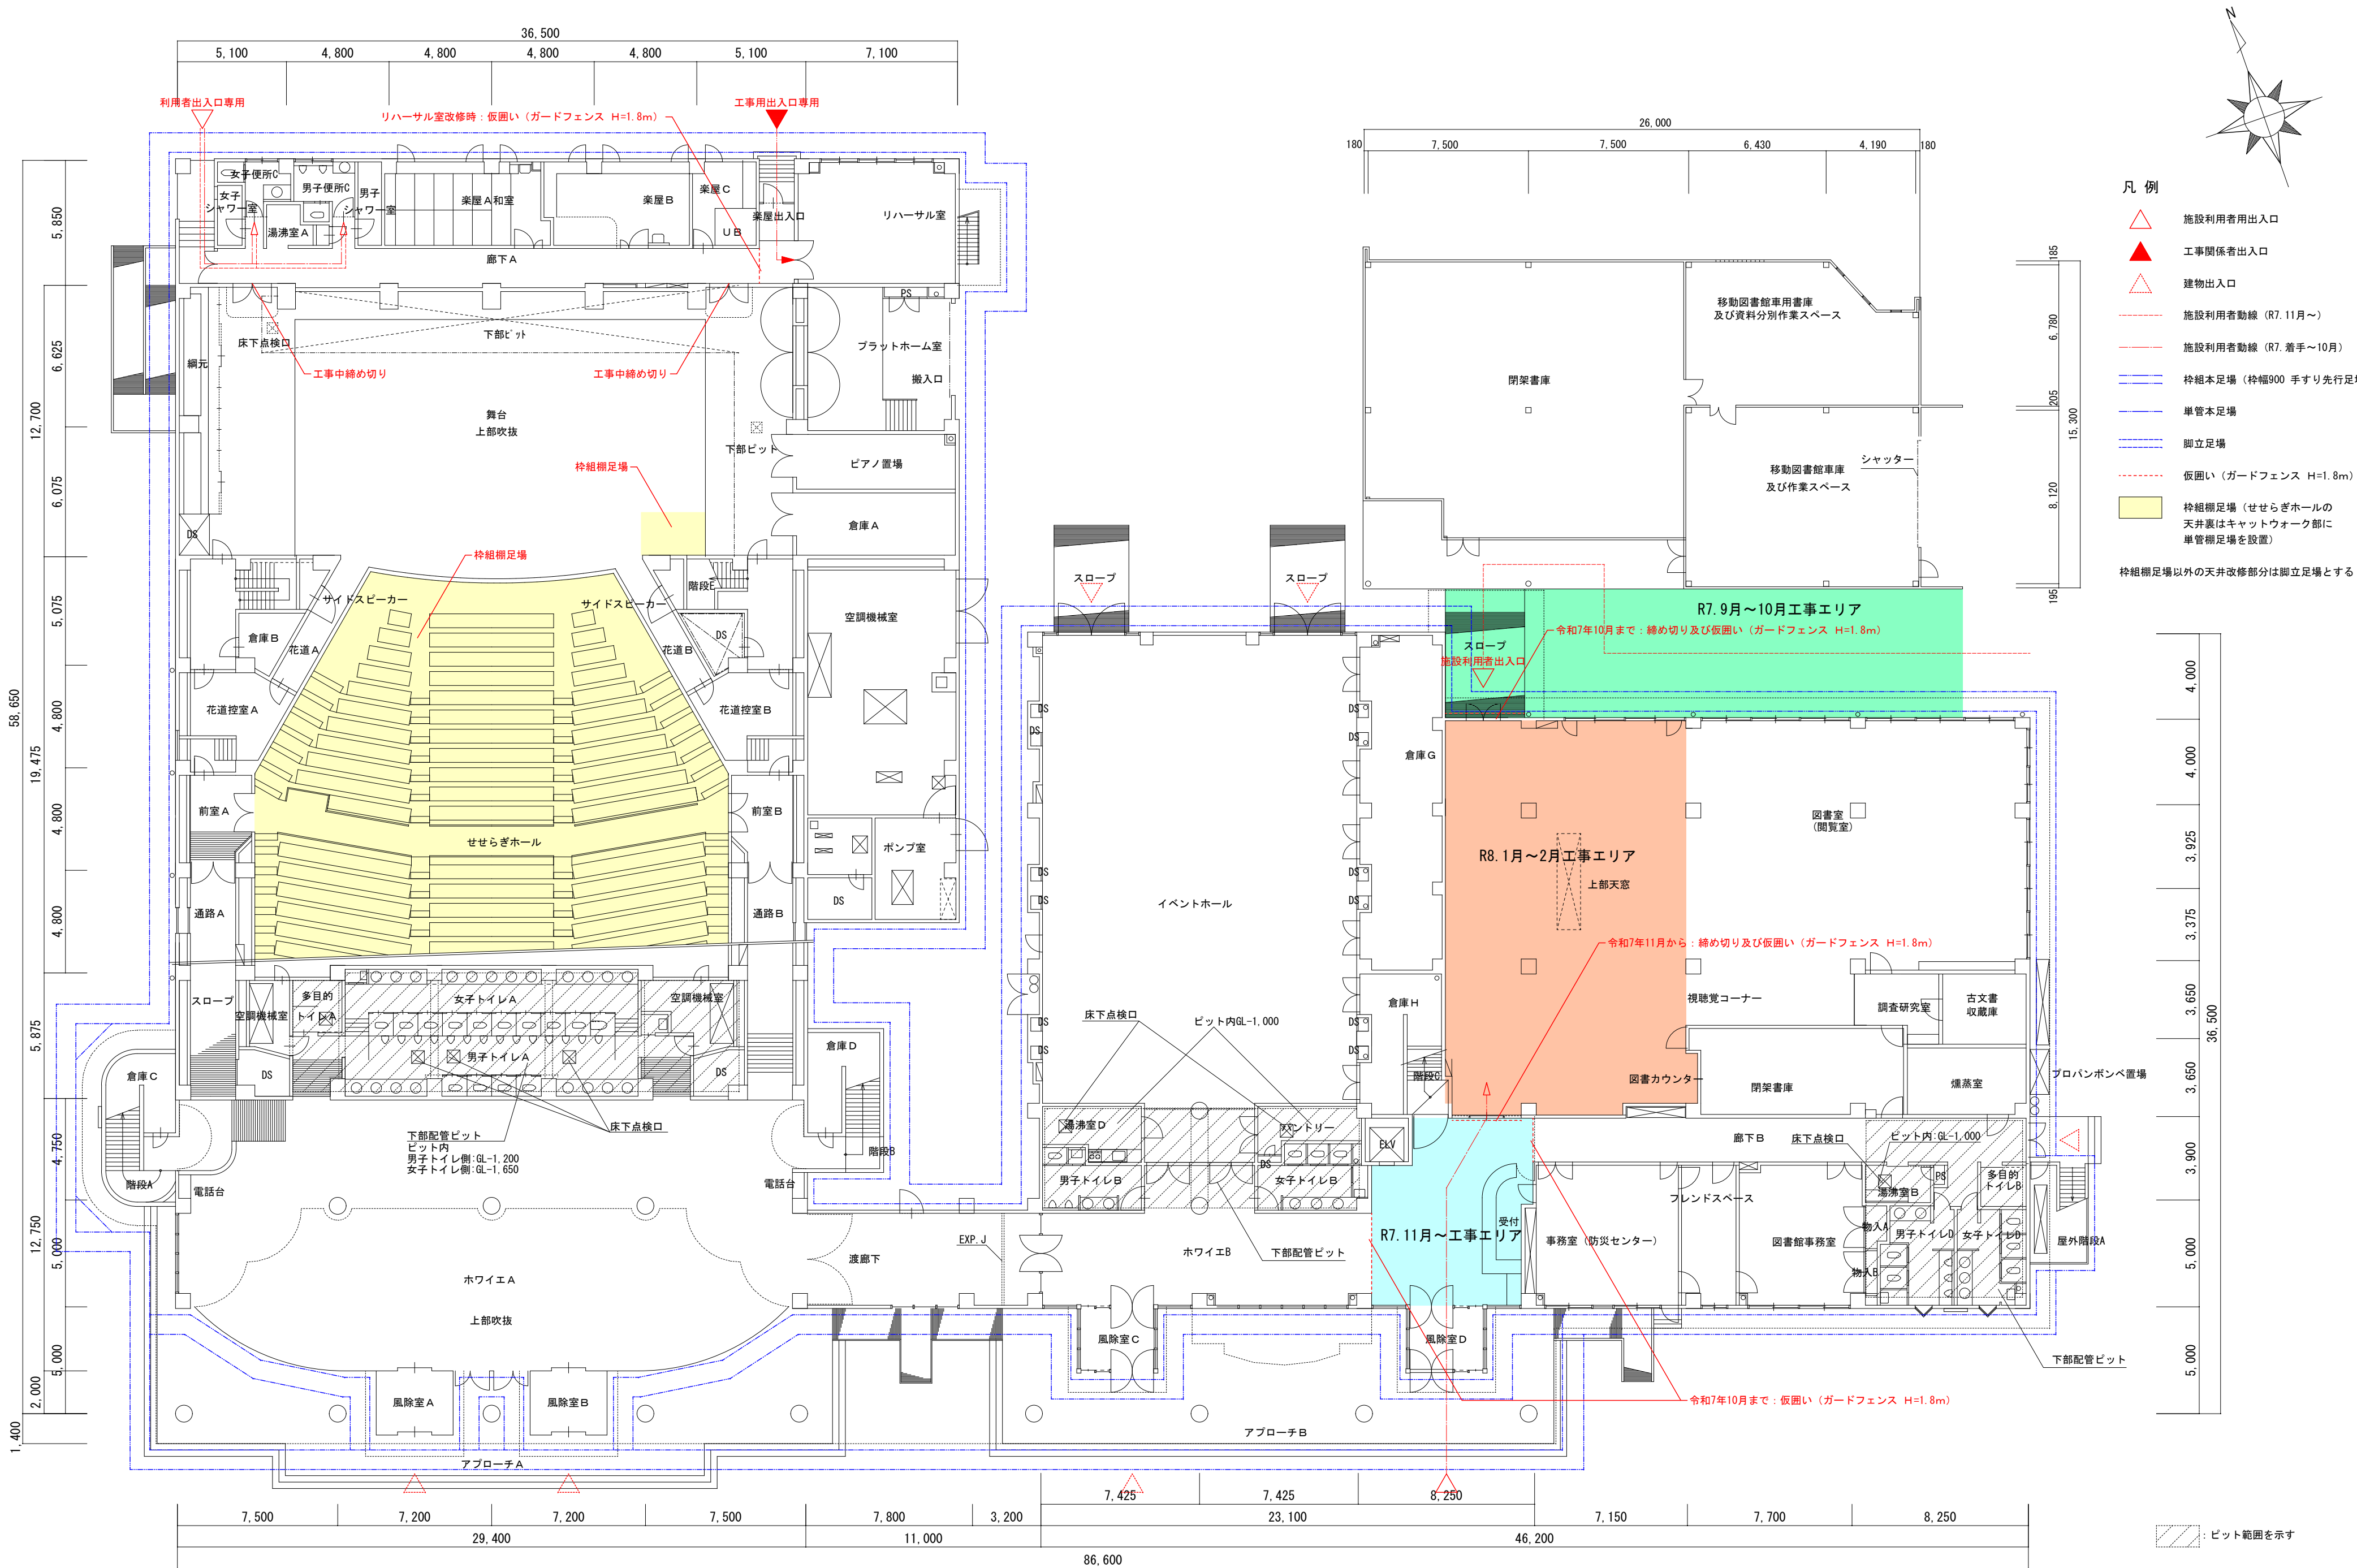

1 階平面図 1/200



有限会社 元廣建築設計事務所
一級建築士事務所 広島県登録 23(1) 第 0951 号

一級建築士登録 第 223245 号
元 廣 匡 伸

工事名：

令和 7 年度 生涯学習施設管理運営事業
黒瀬生涯学習センター長寿命化改修工事（電気）その 2

図面名：

参考図 仮設計画 1 階平面図

縮尺：

1/200
A2版：100%
A3版：70%

査図：

部長：

課長：

主任：


担当：

日付：

R 7 年

図番：

E - 74

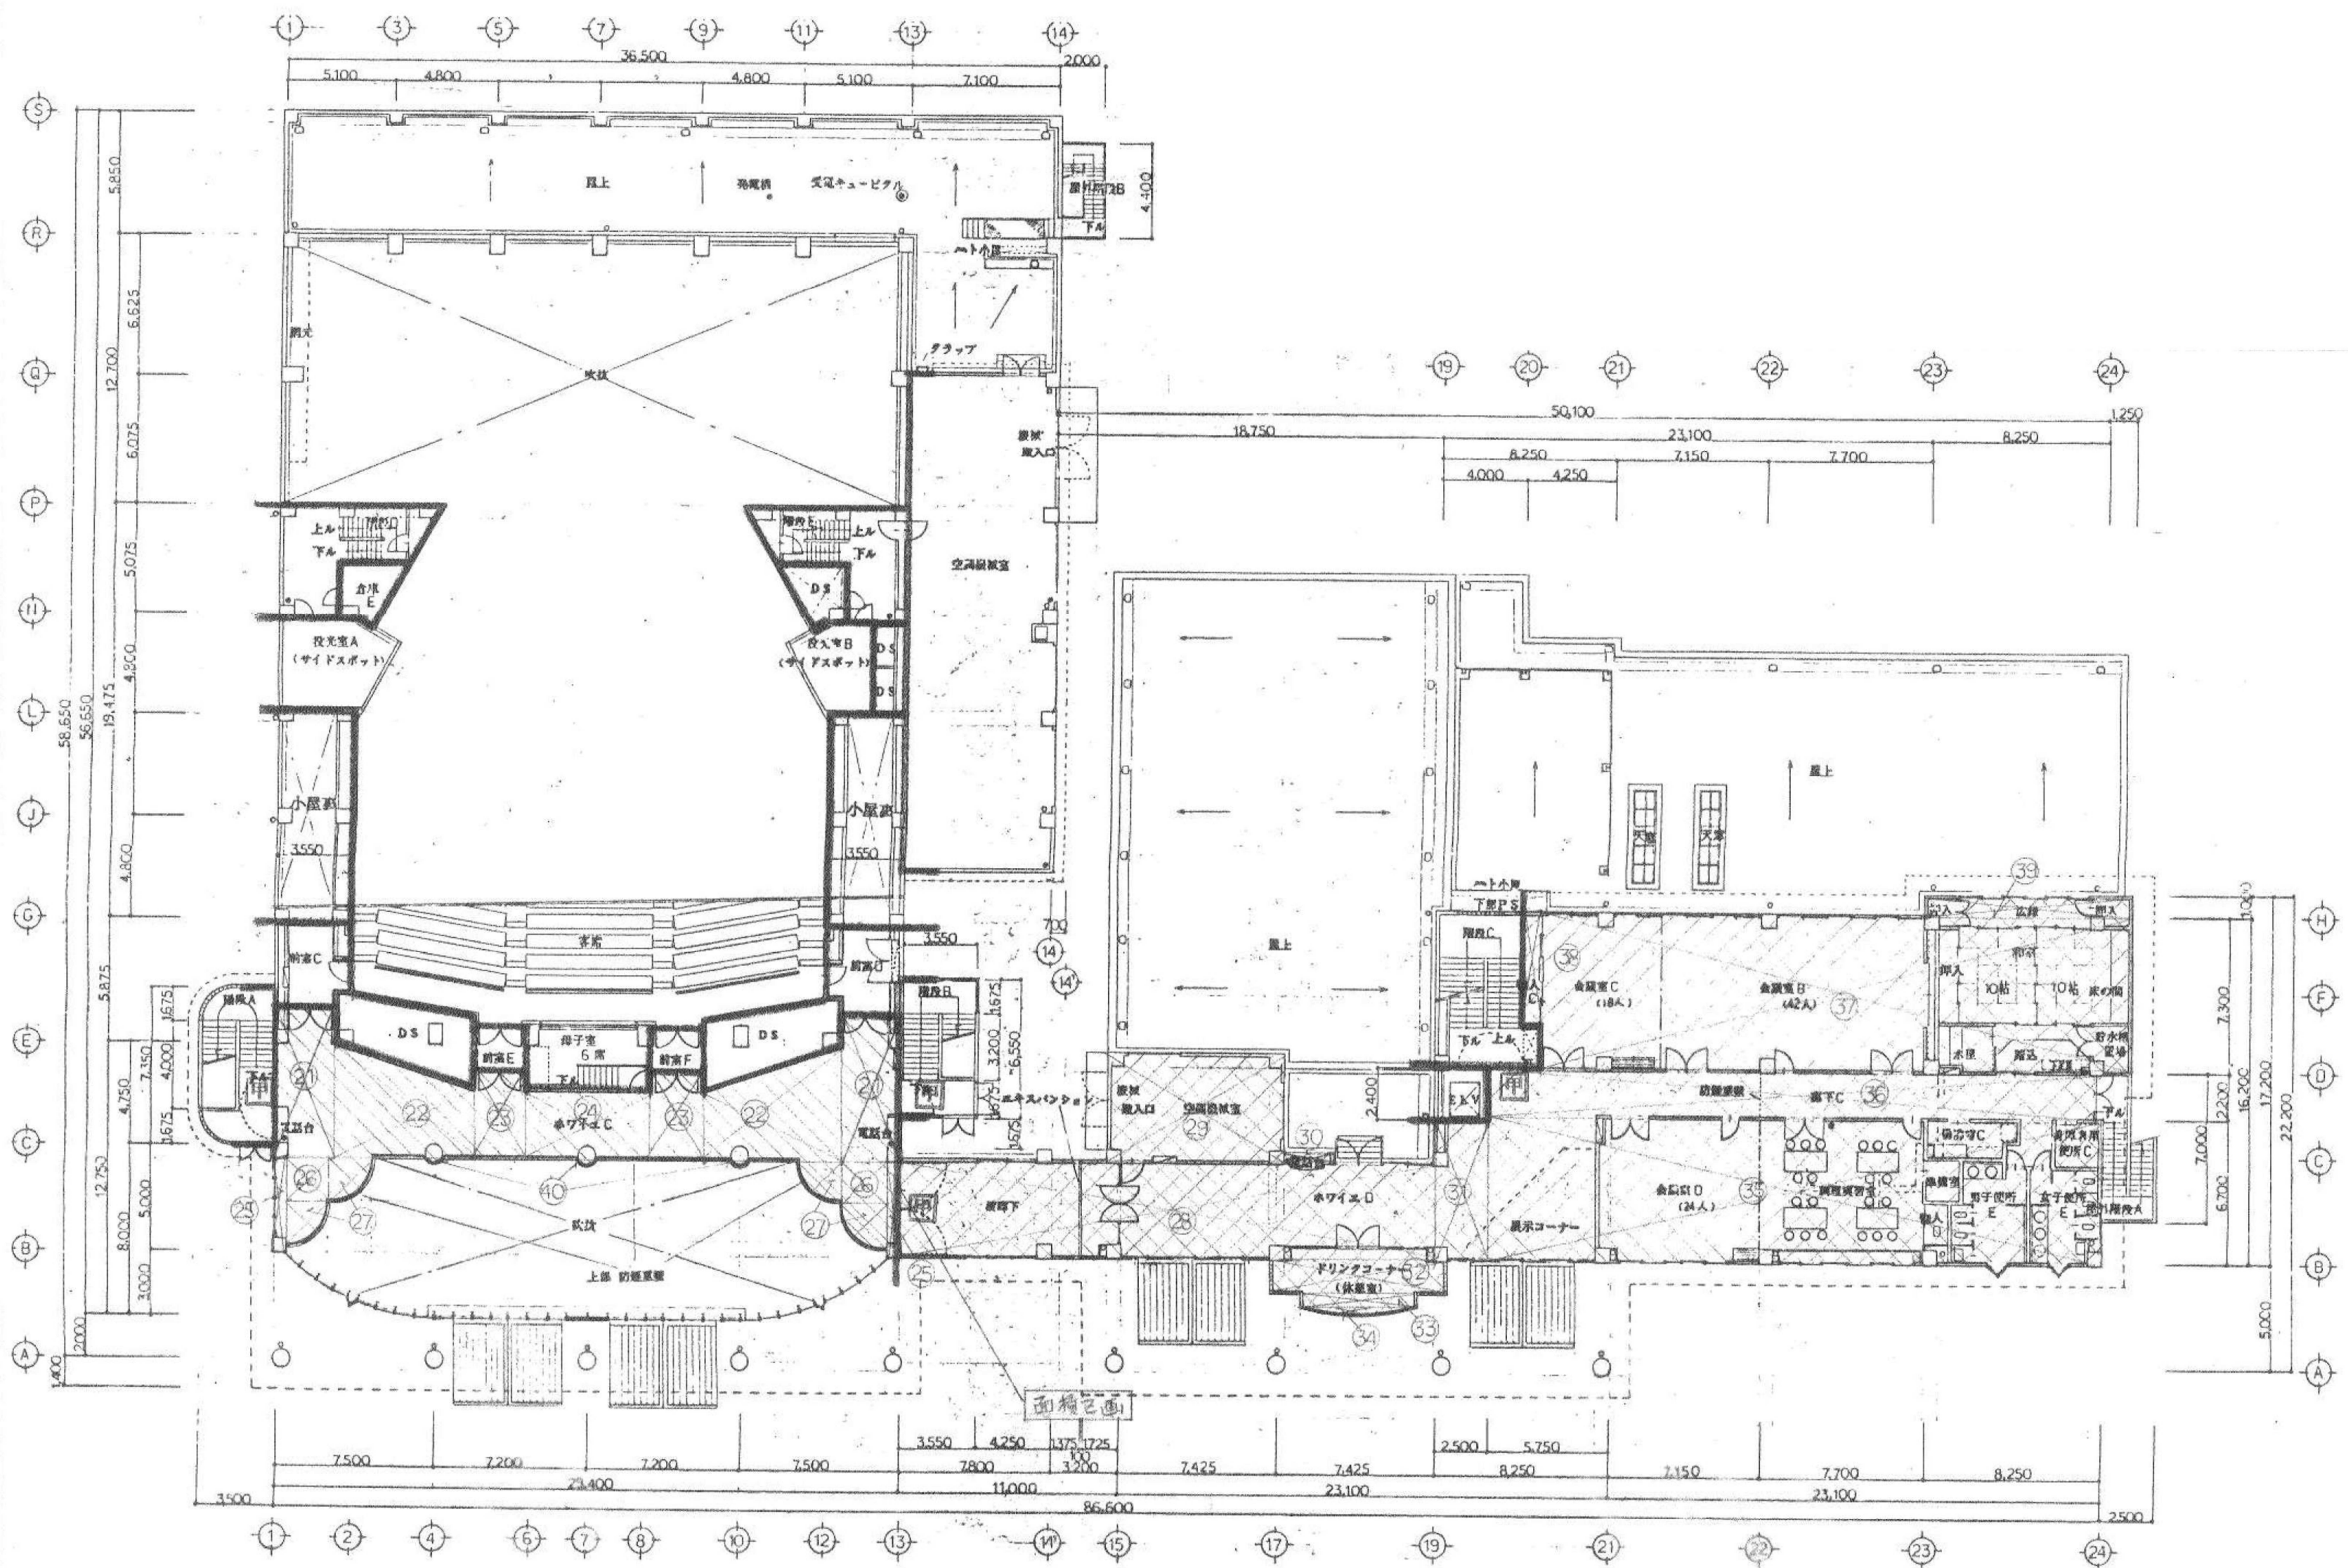

太線：防火区画



有限会社 元廣建築設計事務所
一級建築士事務所 広島県登録 23(1) 第 0951 号

一級建築士登録 第 223245 号
元 廣 匡 伸

工事名：

令和 7 年度 生涯学習施設管理運営事業
黒瀬生涯学習センター長寿命化改修工事(電気)その 2

図面名：

参考図 2 階防火区画図

縮尺：

1/250
A2版：100%
A3版：70%

査図：

部長：

担当：

日付：

R 7 年

図番：

E - 76